



ชื่องาน/PROJECT

โครงการปรับปรุงศูนย์บริการโรคผิวหนังรูปแบบพิเศษ สาขาบางรัก

สถานที่ตั้ง / LOCATION

ชั้น 8 อาคารศูนย์ความเป็นเลิศ โรคติดต่อทางเพศสัมพันธ์ บางรัก

เจ้าของโครงการ / OWNER

สถาบันโรคผิวหนัง  
กรมการแพทย์ กระทรวงสาธารณสุข

[illegible][illegible]

|                                                                                    |                   |             |       |
|------------------------------------------------------------------------------------|-------------------|-------------|-------|
| แบบแปลน / TITLE                                                                    |                   |             |       |
| สารบัญแบบ                                                                          |                   |             |       |
| SCALE                                                                              | N.T.S.            | DRAWING NO. | EE-01 |
| DATE                                                                               | 11 พฤศจิกายน 2565 | TOTAL       | 17    |
| แบบฉบับนี้เป็นทรัพย์สินของ บริษัท อีอีซี จำกัด (มหาชน) ห้ามทำซ้ำโดยไม่ได้รับอนุญาต |                   |             |       |

## รายละเอียดประกอบแบบงานระบบ ไฟฟ้า

### 1. ความต้องการทั่วไป

หากมีได้กำหนดไว้เป็นอย่างอื่น ผู้รับจ้างต้องจัดหาวัสดุ อุปกรณ์ แรงงาน เครื่องมือเครื่องใช้อื่น ๆ และติดตั้งงานทั้งหมดตามแบบและรายละเอียด ข้อกำหนดตลอดจนงานที่เกี่ยวข้องให้อีกว่า ไม่เช่นนั้นแล้วจะเป็นข้อบกพร่องในการไฟฟ้าเสร็จสมบูรณ์จนใช้งานได้ โดยเป็นไปตามกฎและมาตรฐานฉบับล่าสุดที่ย่างถึงฉบับใดฉบับหนึ่งในข้อกำหนดของ ดังต่อไปนี้

กพท. กฎการไฟฟ้ากรุงเทพมหานคร  
กพท. กฎการไฟฟ้าส่วนภูมิภาค  
ททท. กฎของกิจการโทรศัพท์แห่งประเทศไทย  
วสท. มาตรฐานวิศวกรรมสถานแห่งประเทศไทย  
มอก. มาตรฐานผลิตภัณฑ์อุตสาหกรรม  
NEMA NATIONAL ELECTRICAL MANUFACTURER ASSOCIATION  
UL UNDERWRITERS LABORATORIES  
ANSI AMERICAN NATIONAL STANDARDS INSTITUTE  
NEC NATIONAL ELECTRICAL CODE

นอกจากนี้ยังมีมาตรฐานต่าง ๆ ซึ่งเกี่ยวข้องสัมพันธ์กันโดยทั่วไป หรือเป็นมาตรฐานของวัสดุวัสดุหรืออุปกรณ์เฉพาะอย่าง ซึ่งวัสดุและอุปกรณ์อื่น ๆ มีคุณภาพเทียบเท่ากับมาตรฐานดังกล่าวข้างต้น

### 2. วัสดุและอุปกรณ์

ตามแบบและรายละเอียดข้อกำหนดเบื้องต้นของใหม่ ไม่เคยดำเนินการใช้มาก่อน และต้องเป็นผลิตภัณฑ์ตามล่าสุด ผู้รับจ้างต้องนำตัวอย่างและรายละเอียดของวัสดุและอุปกรณ์ไปให้วิศวกรตรวจสอบงานตรวจสอบแล้ว เมื่อวิศวกรอนุมัติแล้วจึงนำมาติดตั้ง วัสดุของวัสดุและอุปกรณ์รายละเอียดต้องไม่ส่งผลให้เป็นหลักฐานที่หน่วยงานก่อสร้าง มีภาระน้อยคือ

- คงเดิมและส่วนประกอบของวงโคจร
- สวิตช์และฟิวส์
- สายไฟฟ้าและตู้สาย
- ท่อและอุปกรณ์การต่อ
- EMERGENCY LIGHT
- และอื่น ๆ ที่วิศวกรตรวจสอบงานก่อสร้าง

### 3. การติดตั้ง

ต้องเป็นไปตามกฎและมาตรฐานที่ยอมรับ ต้องติดตั้งอย่างถูกต้องตามวิธีการที่โรงงานผู้ผลิตวัสดุและอุปกรณ์ ๆ แนะนำ ผู้จ้างต้องให้ช่างมีหน้าที่ความชำนาญในสาขาโดยเฉพาะเป็นหน้าที่การติดตั้ง ผู้รับจ้างต้องศึกษาแบบและรายละเอียดทางโครงสร้าง ปริมาณวัสดุ อุปกรณ์ และอื่น ๆ ที่เกี่ยวข้องเพื่อที่จะให้แน่ใจว่าวัสดุและอุปกรณ์สามารถติดตั้งได้ในแนวหรือพื้นที่ที่กำหนดไว้ โดยให้ออกของงานทางแนวนอน

### 4. วิศวกรไฟฟ้า

ผู้รับจ้างต้องมีและเสนอให้วิศวกรไฟฟ้า สถาปไฟฟ้ากำลัง วิศวกรไฟฟ้า หรือวิศวกรหรือวิศวกรให้เป็นผู้จ้างก่อนดำเนินการติดตั้ง เพื่อเป็นผู้รับผิดชอบในการควบคุมและปฏิบัติงานให้เป็นไปตามแบบ และรายละเอียดข้อกำหนดวิศวกรไฟฟ้าต้องลงนามรับรองในเอกสารก่อนดำเนินการ

### 5. แบบแผนการติดตั้ง (SHOP DRAWING)

ผู้รับจ้างต้องจัดทำแบบแผนการติดตั้งอย่างถูกต้องตามแบบของวิศวกรจ้างเพื่อพิจารณาอนุมัติเมื่อได้รับการตรวจสอบแล้ว จึงลงนามดำเนินการติดตั้งได้

### 6. แบบแผนการติดตั้งจริง (AS BUILT DRAWING)

หลังจากการติดตั้งแล้วเสร็จ ผู้รับจ้างต้องจัดทำแบบแผนการติดตั้งจริง โดยเขียนลงบนกระดาษแบบแผนการติดตั้งของวิศวกรจ้าง หรือตามแบบของวิศวกรจ้างเพื่ออนุมัติ เมื่อได้รับการตรวจสอบอนุมัติแล้ว ผู้รับจ้างจึงขอรับเงินงวดสุดท้ายได้

### 7. การทดสอบ

หลังจากการติดตั้งแล้วเสร็จ ผู้รับจ้างต้องดำเนินการทดสอบการทำงานของวัสดุ และอุปกรณ์ไฟฟ้าทั้งหมดก่อนนำไฟฟ้าหรือดำเนินการตรวจสอบและรายละเอียดที่วิศวกรจ้างแบบหรือวิศวกรจ้าง หรือสามารถรับอนุมัติกำหนด โดยผู้รับจ้างต้องเขียนและลงนามไว้ให้ทราบได้ ซึ่งผู้รับจ้างต้องเขียนไว้ในบันทึกทั้งหมด

### 8. การส่งมอบงาน

รายการส่งมอบงาน ผู้รับจ้างต้องส่งมอบให้แก่ผู้จ้างในส่วนงาน และถือเป็นส่วนหนึ่งของภาระส่งมอบงานรายการส่งมอบงาน

1. แบบติดตั้งจริง (AS BUILT DRAWING) กระดาษ 1/2 1 ชุด บันทึกเขียว 3 ชุด บันทึกสี CO ด้วยโปรแกรม Autocad
2. หนังสือมอบการใช้งาน และประกันสินค้าหรือมือ อุปกรณ์
3. เครื่องมือพิเศษ สำหรับใช้รับแรง ซึ่งทางโรงงานผู้ผลิตแนะนำให้
4. ๑๒ ใบบันทึก

### 9. การรับประกัน

ผู้รับจ้างต้องรับประกันคุณภาพของวัสดุและอุปกรณ์ทุกชนิด ยกเว้นท่อไฟฟ้า เป็นเวลา 1 ปี หลังจากวันครบถ้วนครบถ้วนทุกประการ ในระยะเวลารับประกันนี้ หากพบข้อบกพร่องใด ๆ ภายใต้นี้ ผู้รับจ้างต้องเปลี่ยนเปลี่ยนแก้ไขให้ทราบได้ โดยผู้รับจ้างต้องเขียนไว้ในบันทึกทั้งหมด

### 10. ออมนิต

1. หากมีใครเป็นอย่างอื่น ผู้รับจ้างต้องจัดหาวัสดุอุปกรณ์ ตลอดจนถึงวัสดุ แรงงาน และเครื่องมือเครื่องใช้ที่จำเป็นตามหลักวิชาที่ติดตั้งระบบไฟฟ้า-สื่อสาร ทั้งหมดที่ปรากฏในแบบแปลน และรายละเอียดข้อกำหนดในข้อกำหนดแบบแปลนและข้อกำหนดของวัสดุที่ได้ออกไว้ หากพบข้อบกพร่องที่จำเป็นต้องแก้ไขให้ทราบได้ เพื่อให้งานไฟฟ้า-สื่อสาร สมบูรณ์ ผู้รับจ้างต้องแจ้งให้ทราบได้ หรือวิศวกรตรวจสอบงานก่อนการดำเนินการ 2. ผู้รับจ้างต้องเป็นผู้ดำเนินการก่อสร้าง และประสานงานกับการไฟฟ้า ในส่วนงานที่เกี่ยวข้องกับการติดตั้งอุปกรณ์ไฟฟ้า กับระบบสายของไฟฟ้า และหรืออุปกรณ์สายส่งส่วนกลาง โดยผู้จ้างเป็นผู้จัดหาใช้จ่ายตามในเสร็จรับแจ้งของการไฟฟ้า ทั้งนี้ ในรวมค่าตรวจและทดสอบอุปกรณ์พิเศษ ซึ่งผู้รับจ้างต้องเป็นผู้ชำระ

3. กรณีมีการเปลี่ยนแปลงงาน การเพิ่มหรือลดงาน ผู้รับจ้างมีสิทธิแจ้งเปลี่ยนแปลง เพิ่มเติม หรือลดงานตามสัญญาได้ โดยผู้เขียนราคาใบประมาณการที่รับได้เสนอไว้แล้ว ในกรณีที่ไม่มีราคาต่อหน่วย จะคิดราคาโดยตกลงกับผู้จ้างจากใบประมาณการ เพิ่มเติม หรือลดงาน หากใดกรณีใดรับแจ้งเป็นต้นจากผู้จ้างจากงานเพิ่มเติม และกรณีความจำเป็นต้องเปลี่ยนแปลงการทำงาน ให้ผู้รับจ้างแจ้งก่อนผู้จ้างเพื่อให้ความตกลงก่อน

### 11. PANEL BOARD และ CONSUMER UNIT

#### 1) เงื่อนไขทั่วไป

- PANEL BOARD จะต้องเป็นชนิด AUTOMATIC CIRCUIT BREAKER, DEAD FRONT CONSTRUCTION ติดตั้งบนพื้นแบบ SURFACE MOUNTING NEMA, UL ผลิตได้ตามมาตรฐานหรือมาตรฐานสากลอื่น ๆ ที่ได้รับความเห็นชอบจากวิศวกร
- RATING ของ PANEL BOARD จำนวนและขนาดของ BRANCH CIRCUIT BREAKER, จะต้องเป็นไปตาม PANEL BOARD SCHEDULE
- MAIN CIRCUIT BREAKER จะต้องเป็น MOLDED CASE, THERMAL MAGNETIC TRIP, TRIP FREE โดยจะต้องมี INTERRUPTING CAPACITY ไม่น้อยกว่า 18 KA ที่แรงดัน 240/415V. 50Hz/3 เฟส
- BRANCH CIRCUIT BREAKER บางตัวมี EARTH LEAKAGE ดังนั้นผู้รับจ้างจะต้องติดตั้งให้ถูกต้องตามคำแนะนำจากผู้ผลิต

การเดินสายภายในอาคาร ให้เดินสายร้อยท่อร้อยในผนังหรือในฝ้าเพดาน หรือตามที่ระบุในแบบโดยใช้ขนาดท่อ

### 12. ตู้ร้อยสาย

การเดินสายภายในอาคาร ให้เดินสายร้อยท่อร้อยในผนังหรือในฝ้าเพดาน หรือตามที่ระบุในแบบโดยใช้ขนาดท่อและสายตามที่ระบุในแบบ, อยู่ทั้งหมดทำการติดตั้งบนฝ้า เพดาน อุปกรณ์ไฟฟ้าการติดตั้งสายในปลั๊ก สวิตช์ หรือ JUNCTION BOX เท่านั้น ท่อทุกชนิดต้องเป็นท่อ EMT, MC, RSC, HDPE ตามมาตรฐาน BS, EC ซึ่งต้องขึ้นเพื่องานร้อยสายไฟฟ้า โดยเฉพาะ

### 13. สายไฟฟ้า

- สายไฟฟ้าชนิดร้อยท่อ ต้องเป็นทองแดงหุ้มฉนวนพีวีซี ถ้าไม่ได้ระบุเป็นอย่างอื่น สายไฟฟ้าที่ใช้จะต้องทนแรงดันไฟฟ้าได้ 750 โวลต์ 70 องศาเซลเซียส ตามมาตรฐานอุตสาหกรรม มอก.11-2531 ตารางที่ 4 และ NYY SINGLE CORE มอก.11-2531 ตารางที่ 6 ขนาดตามที่กำหนดในแบบ และอุปกรณ์ตามกฎและมาตรฐานของการไฟฟ้า
- สายไฟฟ้าชนิดเปลือย ต้องเป็นสายทองแดงหุ้มฉนวน มีเปลือกนอก ทนแรงดันไฟฟ้าได้ 300 โวลต์ 70 องศาเซลเซียส ตามมาตรฐานอุตสาหกรรม มอก.11-2531 ตารางที่ 2 โดยเดินตามทุกระยะ ไม่นาน 15 เซนติเมตร

| สายไฟฟ้าที่ติดตั้งให้مرتักกับดังนี้ |                      |
|-------------------------------------|----------------------|
| สายไฟเบอร์                          | - สวิตช์             |
| สายไฟเบอร์                          | - สวิตช์             |
| สายไฟเบอร์                          | - สวิตช์             |
| สายไฟเบอร์ (N)                      | - สวิตช์             |
| สายไฟเบอร์ (GND)                    | - สวิตช์แบบต่อเนื่อง |

### 14. สวิตช์และตู้รับไฟฟ้า

- ตู้และขนาดตามที่กำหนด ตู้สายของสวิตช์ต้องมีตู้สายและตู้สายโดยตรงสวิตช์
- ตู้สายและตู้สายต้องมีตู้สายและตู้สายโดยตรงสวิตช์
- ตู้สายของตู้สายต้องมีตู้สายและตู้สายโดยตรงสวิตช์
- ตู้สายของตู้สายต้องมีตู้สายและตู้สายโดยตรงสวิตช์

### 15. ระบบโทรศัพท์

- ผู้รับจ้างต้องจัดหาและติดตั้งตู้โทรศัพท์ โดยเป็นชนิด 4 ขั้ว ติดตั้งในกล่องมาตรฐาน MODULAR JACK ติดตั้งบนผนัง หรือติดตั้งบน (POP-UP TYPE) ตามที่ระบุในแบบ โดยมีค่าเป็นชนิดอัตโนมัติ หรือมาตรฐานของผู้ผลิต
- จัดหาและติดตั้ง TERMINAL CABINET โดยมีขนาด CAPACITY ตามที่ระบุในแบบและตู้สายจะต้องเป็นชนิดที่มีสายและตู้สายด้วยเครื่องมือพิเศษ โดยไม่ต้องใช้อุปกรณ์
- จัดหาและติดตั้ง สายโทรศัพท์ ตู้ร้อยสาย ตู้สาย และอื่น ๆ ที่จำเป็นหรือตามที่ระบุในแบบ

### 16. การต่อสาย

- ขนาดของสายดิน สำหรับอุปกรณ์ต่าง ๆ จะต้องเป็นไปตามแบบ โดยใช้ CODE สีของสายเป็นสีเขียวหรือสีเขียวเหลือง
- หลัการ สายดินจะต้องติดตั้งให้ถูกต้อง
- หลัการสายดินจะต้องเป็นแบบที่ทนความร้อนสูง (COPPER CLAD STEEL GROUND ROD) ลักษณะตาม ต้น มีเส้นผ่าศูนย์กลางและความยาวตามที่ระบุในแบบ
- หลัการสายดินจะต้องเป็นแบบ ที่ส่วนบนของหลัการติดตั้งต้องมีขนาดไม่น้อยกว่า 80 เซนติเมตร
- ค่าของสายดินจะต้องเป็นแบบที่ทนความร้อนสูง (EXOTHERMIC WELDING) เท่านั้น
- ความต้านทานของหลัการติดตั้งต้องมีไม่เกิน 5 โอห์ม หากเกินกว่านี้จะต้องมีการติดตั้งและเชื่อมต่อใหม่กับหลัการเดิม จนกว่าจะได้อายุความต้านทานที่ต้องการ ระยะระหว่างหลัการ จะต้องไม่น้อยกว่า 3 เมตร
- การต่อสายดินของระบบป้องกันสายจากฟ้าผ่า ถ้ามีใครสายดินของวัสดุอุปกรณ์ไว้ในแบบให้ใช้มาตรฐานของ NFPA-78 เป็นมาตรฐานในการติดตั้ง

### 17. ระบบกล้องวงจรปิด CCTV.

#### 1). อุปกรณ์บันทึกภาพผ่านเครือข่าย (Network Video Recorder) แบบ 8 ช่อง ความจุ 12TB คุณลักษณะพื้นฐาน

1. เป็นอุปกรณ์ที่พัฒนาเพื่อบันทึกภาพจากกล้องวงจรปิดผ่านเครือข่ายโดยเฉพาะ
2. สามารถบันทึกและบันทึกภาพได้ตามมาตรฐาน H.265 และ H.264 จำนวน 8 ช่องสัญญาณ หรือดีกว่า
3. มีข้อดีคือระบบเครือข่าย (Network Interface) แบบ 10/100/1000 Base-T หรือดีกว่า จำนวนไม่น้อยกว่า 1 ช่อง
4. มีหน่วยจัดเก็บข้อมูลสำหรับกล้องวงจรปิดโดยเฉพาะ (Surveillance Hard Disk) ชนิด SATA ความจุไม่น้อยกว่า 6 TB ต่อช่อง จำนวนไม่น้อยกว่า 2 หน่วย
5. สามารถตั้งการบันทึกภาพแยกอิสระกันแต่ละช่องสัญญาณ ที่ความละเอียดสูงสุดไม่น้อยกว่า 8MP ความเร็ว 30 ภาพต่อวินาที ด้วยอัตราการบันทึกข้อมูลภาพรวมสูงสุดไม่น้อยกว่า 256 Mbps หรือดีกว่า
6. สามารถดูภาพผ่าน PC software, Web Client และ Mobile Application โดยรองรับจำนวนผู้ใช้งานได้พร้อมกันสูงสุดไม่น้อยกว่า 128 ผู้ใช้ ที่อัตราการส่งข้อมูลภาพรวมสูงสุดไม่น้อยกว่า 256 Mbps หรือดีกว่า
7. สามารถกำหนดสิทธิ์ในการเข้าถึงข้อมูลภาพวิดีโอที่บันทึกไว้ของผู้อื่นได้
8. สามารถกำหนดการป้องกันการเขียนทับข้อมูลภาพวิดีโอที่ต้องการได้
9. มีข้อดีคือระบบ USB3.0 จำนวนไม่น้อยกว่า 1 ช่อง และแบบ eSATA จำนวนไม่น้อยกว่า 1 ช่อง
10. มีข้อดีคือข้อมูลภาพจากแบบ HD จำนวนอย่างน้อย 2 ช่องสัญญาณ รองรับการผลิตภาพที่ความละเอียดสูงสุดได้ไม่น้อยกว่า 8MP หรือดีกว่า
11. สามารถใช้งานกับมาตรฐาน IPv4, IPv6, HTTP, HTTPS, SMTP, NTP, TCP/IP, RTPSP, PPPoE, DDNS และ P Filter ได้ทั้งหมดเป็นอย่างน้อย
12. มีคุณสมบัติบริการ DNS (Dynamic Domain Name Services) เป็นของตนเอง เพื่อให้บริการฟรีโดยไม่คิดค่าบริการ
13. รองรับการใช้งานร่วมกับกล้องวงจรปิดที่ทำงานแบบ 100-240 VAC, 50-60 Hz ได้
14. รองรับการใช้งานที่อุณหภูมิตั้งแต่ 0 องศาเซลเซียส ถึง 40 องศาเซลเซียสหรือดีกว่า
15. ได้รับมาตรฐานตามความสอดคล้องตาม FCC Part 15 Class B, EN 55032, EN 55034-4, EN 50130-5, EN 61000-3-2, EN 61000-3-3, IEC/EN/UL 62368-1, และ EN 50581 เป็นอย่างน้อย หรือดีกว่า
16. ผลิตภัณฑ์กล้องโทรทัศน์วงจรปิดและอุปกรณ์บันทึกภาพที่นำเสนอใช้งานในโครงการต้องเป็นผลิตภัณฑ์ภายในเครื่องที่มีการดำเนินงานทั้งหมด

#### 2). กล้องโทรทัศน์วงจรปิดสำหรับระบบบันทึกภาพ ทางไกลแบบอัตโนมัติ ความละเอียดระดับ HD ระบบ PAL

- 2.1 ที่ความละเอียด 1080p อัตราส่วนภาพ ๒๐
- 2.2 มีระบบตรวจจับการบิดเบือนและการเคลื่อนไหวอัจฉริยะ (Tamper and Intelligent Motion Detection)
- 2.3 มีเทคโนโลยีในการลดสัญญาณรบกวนของภาพเพื่อให้รายละเอียดและจับกับข้อมูลภาพ Intelligent Dynamic Noise Reduction (IDNR)
- 2.4 ใช้กับ Power over Ethernet (IEEE 802.3af compliant)
- 2.5 ผู้ใช้สามารถโปรแกรมการปิดบังส่วนที่ไม่ต้องการให้บันทึก (Private Masking ) 4 พื้นที่ได้อย่างเต็มที่
- 2.6 ผู้ใช้สามารถกำหนดบริเวณที่สนใจ (Region of Interest (ROI)) ได้เอง พร้อมระบบดูแลการรบกวน 7ม-8 และรูปแบบอื่นอีกมากมาย

#### 3) เงื่อนไขที่จำเป็นในการบันทึกภาพ

- 3.1 มี Image Sensor แบบ CMOS ขนาด 1/2.7 นิ้ว
- 3.2 ความละเอียดวิดีโอ 1080p ที่ 30 fps
- 3.3 ความละเอียด 1920 x 1080 sensor pixels
- 3.4 ใช้ฟิล์ม 2.5 mm, F2.8 มีตัวนำออก โดยรวมรูปของเลนส์ที่ภาพ 135° (H) x 75° (V)
- 3.5 ช่วงการรับรายละเอียดของแสง (Dynamic Range) อยู่ที่ระดับ 70 dB
- 3.6 มีความไวแสงต่ำสุด 10<sub>μ</sub>
- 3.7 ความละเอียดของสีภาพที่บันทึกได้ในวิดีโอที่ 1/30 (1/25) ถึง 1/5000
- 3.8 สามารถบันทึกภาพและบันทึกข้อมูลได้โดยวิธีการบีบอัดข้อมูล ดังต่อไปนี้
  - a) H.264 MP (Main Profile)
  - b) M-JPEG

#### 4) Network Video

- 4.1 มีระบบเชื่อมต่อภาพด้วยสาย โดยใช้เทคโนโลยีการบีบอัดข้อมูลภาพแบบ H.264 และ JPEG และการลด Bandwidth ทำให้สามารถจัดการ Bandwidth และพื้นที่จัดเก็บข้อมูลภาพได้อย่างมีประสิทธิภาพ พร้อมแสดงภาพได้อย่างดีเยี่ยม
- 4.2 รองรับการควบคุมและตั้งค่าผ่านทางระบบที่รวดเร็ว
- 4.3 แสดงวิดีโอที่ความละเอียดสูง ที่อัตราถึง 30 ภาพต่อวินาที ทาง TCP/IP ผ่าน 10/100 Base-T, auto-sensing, กึ่งทางคู่/ทางคู่ (half/full duplex) และสามารถเชื่อมต่อ Ethernet แบบ RJ45
- 4.4 รองรับรองรับมาตรฐาน ONVIF Profile S
- 4.5 รองรับโปรโตคอล IPv4, IPv6, UDP, TCP, HTTP, HTTPS, RTP/RTCP, IGMP V2/V3, ICMP, ICMPv6, RTSP, FTP, Telnet, ARP, DHCP, SMTP, SNMP (V1, MIB-1), 802.1x, DNS, DNSv6, DNS, SMTP, iSCSI, iUPnP (SSDP), DiffServ (QoS), LLDP, SOAP, Dropbox, CHAP และ Digest Authentication

#### 5) การควบคุม

- 5.1 ตั้งค่าได้ทาง Web Browser หรือซอฟต์แวร์วงจรปิดในคอมพิวเตอร์ส่วนบุคคล

#### 6) Connectors

- 6.1 มี Jack ขนาด 2.5 mm สำหรับ CVBS Video Out และ RJ-45 1 ตัวสำหรับ Ethernet

#### 7) การจ่ายไฟ

- 7.1 รองรับทั้ง +12 VDC, +24 VDC และ Power over Ethernet (48 VDC nominal)
- 7.2 รองรับ IEEE 802.3af (802.3at Type 1) compliant Power over Ethernet โดย Power level อยู่ระดับ 1
- 7.3 ใช้พลังงานสูงสุด 3.84 W.

### 8) ข้อมูลทางภาพรวม

- 8.1 สามารถใช้งานในส่วนอุณหภูมิ -30 ถึง 50 องศาเซลเซียส (-22 ถึง 122 องศาฟาเรนไฮต์)
  - 8.2 เก็บรักษาข้อมูลในส่วนอุณหภูมิ -30 ถึง 70 องศาเซลเซียส (-22 ถึง 158 องศาฟาเรนไฮต์)
  - 8.3 สามารถใช้งานและเก็บรักษาในสิ่งแวดล้อมที่มีทั้ง 0% ถึง 95% (ไม่มีการควบแน่น)
  - 8.4 จะมีการป้องกันฝุ่นและน้ำ (Ingress Protection) เท่ากับ IP68
  - 8.5 จะมีการกันกระแทก (Impact Protection) เท่ากับ IK08
8. กลไก
- 8.1 ขนาด
    - a. เส้นผ่าศูนย์กลาง 110mm (4.33in.)
    - b. สูง 55 mm (2.17 in.)
  - 8.2 น้ำหนักประมาณ 320g (11.28oz)
  - 8.3 ผนวก 3 แกน (หมุน-ซ้าย/หมุน-ขวา/หมุน-รอบ) ±175° / ±70° / ±180°)
  - 8.4 สี RAL 9017 และ RAL 9003

### 18. ระบบสัญญาณแจ้งเหตุเพลิงไหม้

#### 1) กฎและมาตรฐาน

ระบบสัญญาณแจ้งเหตุเพลิงไหม้ต้องเป็นแบบ Presignal Non Code System, 2-Wire Loop with End of Line Resistance ระบบและอุปกรณ์ที่ใช้ต้องเป็นไปตามข้อกำหนด ของ National Fire Protection Association หรือ Japanese Fire Service Law หรือข้อกำหนดของสถาบันที่ผู้วางจำหน่ายยอมรับมาตรฐานการติดตั้งเป็นตามกฎของสถาบันดังกล่าว, การไฟฟ้าและ NEC Article 760

#### 2) อุปกรณ์แจ้งเหตุเพลิงไหม้ ประกอบด้วย Signal Initiating Devices

### 3) การติดตั้ง

- 3.1 สายไฟฟ้าใช้สาย มอก. 11 ชนิด 75°C, 250 V., ขนาดไม่ต่ำกว่า 1.5 ตร.มม. สำหรับวงจร Signal Initiating Devices และขนาด 2.5 ตร.มม. สำหรับวงจร Audible Alarm Devices
- คำแนะนำของผู้ผลิต สายให้ร้อยในท่อ EMT หรือ MC หรือตามที่กำหนดในแบบ
- 3.2) Signal Initiating Devices ที่ออกแบบให้ใช้งานต้องเป็น Brand เดียวกับระบบสัญญาณอาคาร หรือ เทียบเท่าที่สามารถเชื่อมต่อเข้ากับระบบสัญญาณอาคารได้ โดยให้ประสานงานกับเจ้าพนักงานที่อาคาร ก่อนดำเนินการ
- 3.3) เมื่อติดตั้งระบบเสร็จแล้วต้องมีผลการทดสอบการทำงานของระบบให้ตรงกับตามมาตรฐานของผู้ผลิต โดยมีตามแผนผังงานการคำนวณ

#### รายการตัวอย่างผลิตภัณฑ์ไฟฟ้า

รายละเอียดในข้อนี้ ได้ระบุถึงรายชื่อผู้ผลิตวัสดุ-อุปกรณ์ที่ถือว่าได้รับการยอมรับโดยทั่วไป การเผยแพร่ผลิตภัณฑ์เหล่านี้จากที่ทางผู้ให้บริการ จะต้องมีรายละเอียดและหลักฐานอ้างอิงเพียงพอ แต่ไม่ต้องได้รับการอนุมัติจากผู้จ้าง หรือวิศวกรตรวจสอบงานก่อนการนำเข้าไปใช้งาน

|                                  |                                       |
|----------------------------------|---------------------------------------|
| 1. PANEL BOARD & CONSUMER UNIT   | : SCHNEIDER, ABB, SIEMENS             |
| 2. คงเดิมภายในอาคาร              | : LAE ,BEC ,PSP                       |
| 3. BALLAST                       | : BOVO, PHILIPS, ARMSTRONG            |
| 4. LAMP                          | : PHILIPS, SYLVANIA, OSRAM            |
| 5. SWITCH                        | : PANASONIC ,BTICNO ,CLIPSAL          |
| 6. RECEPTACLE                    | : PANASONIC ,BTICNO ,CLIPSAL          |
| 7. POWER CABLE & TELEPHONE CABLE | : YAZAKI, PHELPS DODGE ,BANGKOK CABLE |
| 8. CONDUIT & RACEWAY             |                                       |
| - CONDUIT                        | : PANASONIC ,PAT                      |
| - WIREWAY, CABLE TRAY            | : SMC ,SO ,TST ,ASEFA ,KUL            |
| 9. SAFETY SWITCH                 | : SCHNEIDER, ABB, SIEMENS             |
| 10. TELEPHONE SYSTEM             |                                       |
| - TELEPHONE OUTLET               | : PANASONIC, BTICNO ,CLIPSAL          |
| - TELEPHONE CONNECTION           | : POUYET, KRONE, QUANTE ,JMK          |
| 11. TELEVISION SYSTEM            |                                       |
| - TV OUT LET                     | : PHILIP, MASPRO                      |
| - COAXIAL CABLE 75 Ohm.          | : PANASONIC ,BTICNO ,CLIPSAL          |
| - BOOSTER DIGITAL TV             | : BETA, SAMART, THASAT, LEOTECH       |
| - ANTENNA FOR DIGITAL TV         | : BETA, SAMART, THASAT, LEOTECH       |
| 12. EMERGENCY LIGHT              | : MAX BRIGHT ,CTL, SUNNY              |




|                                                                                       |
|---------------------------------------------------------------------------------------|
| ชื่องาน/PROJECT<br>โครงการจัดตั้งศูนย์บริการโรคผิวหนัง สถาบันโรคผิวหนัง               |
| สถานที่ตั้ง / LOCATION<br>ชั้น 8 อาคารศูนย์ความเป็นเลิศ ในตึกตึกทางพหุสัมพันธ์ บางรัก |
| เจ้าของโครงการ / OWNER<br>สถาบันโรคผิวหนัง<br>กรมการแพทย์ กระทรวงสาธารณสุข            |

|                                                 |                                             |
|-------------------------------------------------|---------------------------------------------|
| สถาปนิก / ARCHITECTS                            | วิศวกรไฟฟ้า / ELECTRICAL ENGINEERS          |
| นักเขียนภาพ / INTERIOR ARCHITECT                | วิศวกรเครื่องกล / MECHANICAL ENGINEERS      |
| นายอนุสรณ์ อัครพาณิชย์<br>นายรัชชระ นามานพรัตน์ | นายสุชาติ คล่องน้อย<br>นายสุชาติ คล่องน้อย  |
| วิศวกรโยธา / STRUCTURE ENGINEERS                | วิศวกรสิ่งแวดล้อม / ENVIRONMENTAL ENGINEERS |


|                         |          |      |
|-------------------------|----------|------|
| ช่างเขียนแบบ / DRAFTMAN |          |      |
| เลขที่แบบ / เลขสาร      |          |      |
| NO.                     | REVISION | DATE |
|                         |          |      |
|                         |          |      |
|                         |          |      |
|                         |          |      |
|                         |          |      |

|                                                                        |                      |
|------------------------------------------------------------------------|----------------------|
| แบบแปลน / TITLE                                                        |                      |
| รายการประกอบแบบระบบไฟฟ้าแสงสว่าง,<br>เตารีดไฟฟ้าและระบบสื่อสาร         |                      |
| SCALE                                                                  | DRAWING NO.<br>EE-02 |
| DATE<br>11 พฤศจิกายน 2565                                              | TOTAL<br>17          |
| แบบแปลนนี้เป็นทรัพย์สินของสถาบันโรคผิวหนัง ห้ามทำซ้ำโดยไม่ได้รับอนุญาต |                      |



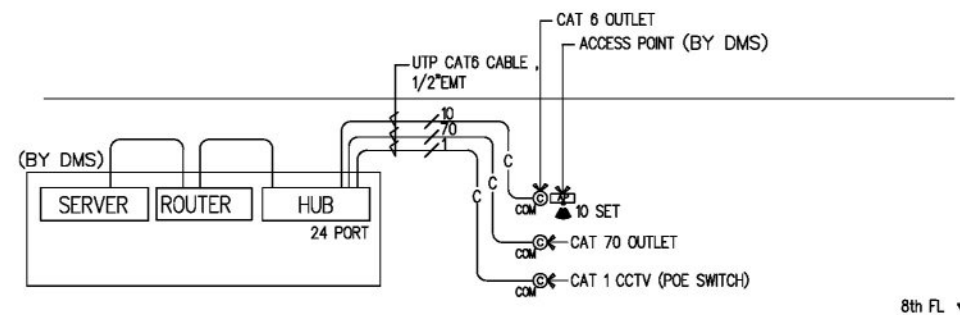

COMPUTER (WIFI) SYSTEM

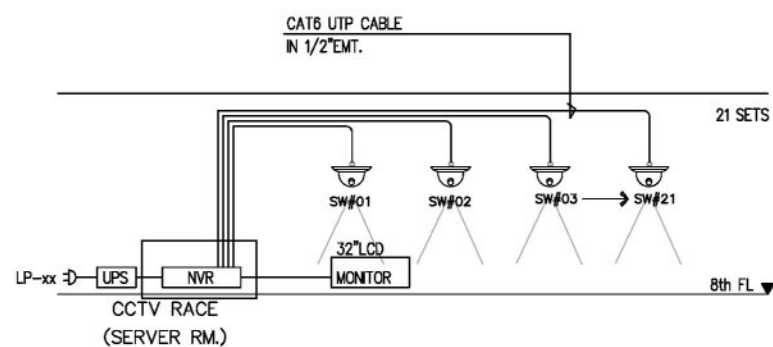

CCTV SYSTEM RISER DIAGRAM

ขอบเขตงาน : CCTV SYSTEM

- 1) ผู้รับจ้างจัดทำ CCTV CONTROL ,POWER SUPPLY ,CCTV CAMERA ,MONITOR ,POE HUB SWITCH
- 2) ผู้รับจ้างเดินท่อร้อยสายตามมาตรฐาน เตรียมสายไฟในท่อผ่านเพดาน 2 ม.  
ก่อนต่อเข้ากับกล้อง

- NVR : NETWORK VIDEO RECORDER WITH BACKUP 15 DAYS
- TV : 32" COLOR LED TV MONITOR
-  : DOME COLOR CAMERA "IP CAMERA FIXED TYPE"



|                        |                                                              |
|------------------------|--------------------------------------------------------------|
| ชื่องาน/PROJECT        | โครงการจัดตั้งศูนย์บริการโรคผิวหนัง สถาบันโรคผิวหนัง         |
| สถานที่ตั้ง / LOCATION | ชั้น 8 อาคารศูนย์ความเป็นเลิศ โรคติดต่อทางพหุสัมพันธ์ บางรัก |
| เจ้าของโครงการ / OWNER | สถาบันโรคผิวหนัง<br>กรมการแพทย์ กระทรวงสาธารณสุข             |

|                                     |                                             |
|-------------------------------------|---------------------------------------------|
| สถาปนิก / ARCHITECTS                | วิศวกรไฟฟ้า / ELECTRICAL ENGINEERS          |
|                                     | นายไกร ชูบงชานี สพท. 2324                   |
| นักตกแต่งภายใน / INTERIOR ARCHITECT | วิศวกรเครื่องกล / MECHANICAL ENGINEERS      |
| นายอนุวัตรมี อรรถพลศิลป์ ภา-สน 1037 | นายพลศักดิ์ คล่องบุญธิ์ สท. 2453            |
| นายรัชชนะ นภานพรัตน์แก้ว 0103 กอ    |                                             |
| วิศวกรโยธา / STRUCTURE ENGINEERS    | วิศวกรสิ่งแวดล้อม / ENVIRONMENTAL ENGINEERS |
|                                     |                                             |

|                         |          |      |
|-------------------------|----------|------|
| ช่างเขียนแบบ / DRAFTMAN |          |      |
| เลขที่แบบ / เลขสาร      |          |      |
| NO.                     | REVISION | DATE |
|                         |          |      |
|                         |          |      |
|                         |          |      |

|                                                                                     |                                                                        |                   |
|-------------------------------------------------------------------------------------|------------------------------------------------------------------------|-------------------|
| แบบแสดง / TITLE                                                                     | รีเซิร์ฟไดอะแกรม สำหรับ ระบบโทรศัพท์ , ระบบคอมพิวเตอร์ (WIFI), ระบบ TV |                   |
| SCALE                                                                               | NTS.                                                                   | DRAWING NO. EE-04 |
| DATE                                                                                | 11 พฤศจิกายน 2565                                                      | TOTAL 17          |
| แบบร่างนี้เป็นงานลิขสิทธิ์ตามกฎหมายลิขสิทธิ์ ห้ามทำโดยไม่ขออนุญาตโดยไม่ได้รับอนุญาต |                                                                        |                   |

## LP8.1


PROJECT:  
WALL MTD.  
CAPACITY 42 CKT.  
LOCATION : 1st FL  
CONNECT TO DB PANEL (EXISTING)

## PANEL SCHEDULE

3 PHASE, 4 WIRES ,SN.,220/380 VOLTS  
100 AMP.MAIN LUGS WITH CB ONLY  
ALL BRANCH CIRCUIT BREAKER SHELL HAVE  
>= 6,000 A.I.C. AT 220/380 VOLTS

[illegible]

หมายเหตุ  
1) POWER PLUG ลำหรับเครื่องอุปกรณ์การแพทย์ (LASER)  
เป็นการจัดเตรียม OUTLET เท่านั้น, ติดหลอดสำหรับทั้งโครงการเพียง 8 เครื่อง เท่านั้น

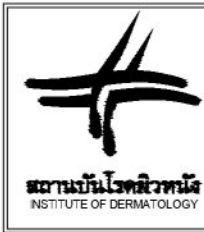


|                                                                                                   |
|---------------------------------------------------------------------------------------------------|
| <p>ชื่องาน/PROJECT</p> <p>โครงการจัดตั้งศูนย์บริการโรคผิวหนัง สถาบันโรคผิวหนัง</p>                |
| <p>สถานที่ตั้ง / LOCATION</p> <p>ชั้น 8 อาคารศูนย์ความเป็นเลิศ โรคติดต่อทางเพศสัมพันธ์ บางรัก</p> |
| <p>เจ้าของโครงการ / OWNER</p> <p>สถาบันโรคผิวหนัง<br/>กรมการแพทย์ กระทรวงสาธารณสุข</p>            |

|                                                                         |                                             |
|-------------------------------------------------------------------------|---------------------------------------------|
| สถาปนิก / ARCHITECTS                                                    | วิศวกรไฟฟ้า / ELECTRICAL ENGINEERS          |
|                                                                         | นายโภาส สุทธิพาณิชย์ สพัก 2324              |
| นักออกแบบภายใน / INTERIOR ARCHITECT                                     | วิศวกรเครื่องกล / MECHANICAL ENGINEERS      |
| นายอนุสรณ์ อธิษฐานศิลป์ ก-สน 1037<br>นายวิรัตน์ นานาพรรัตนแก้ว 01039 กว | นายพชรศักดิ์ ดอกงิ้ว สพัก 2453              |
| วิศวกรโยธา / STRUCTURE ENGINEERS                                        | วิศวกรสิ่งแวดล้อม / ENVIRONMENTAL ENGINEERS |

|                              |          |      |
|------------------------------|----------|------|
| ชื่อผู้รับอนุมัติ / DRAFTMAN |          |      |
| เลขที่อนุมัติ / เลขสาร       |          |      |
| NO.                          | REVISION | DATE |
|                              |          |      |
|                              |          |      |
|                              |          |      |
|                              |          |      |
|                              |          |      |

|                                                                   |                   |                   |
|-------------------------------------------------------------------|-------------------|-------------------|
| แบบร่าง / TITLE                                                   |                   |                   |
| ตารางโหลด LP1                                                     |                   |                   |
| SCALE                                                             | NTS.              | DRAWING NO. EE-05 |
| DATE                                                              | 11 พฤศจิกายน 2555 | TOTAL 17          |
| แบบร่างนี้เป็นทรัพย์สินของบริษัทฯ ห้ามทำไปใช้จนกว่าจะได้รับอนุญาต |                   |                   |

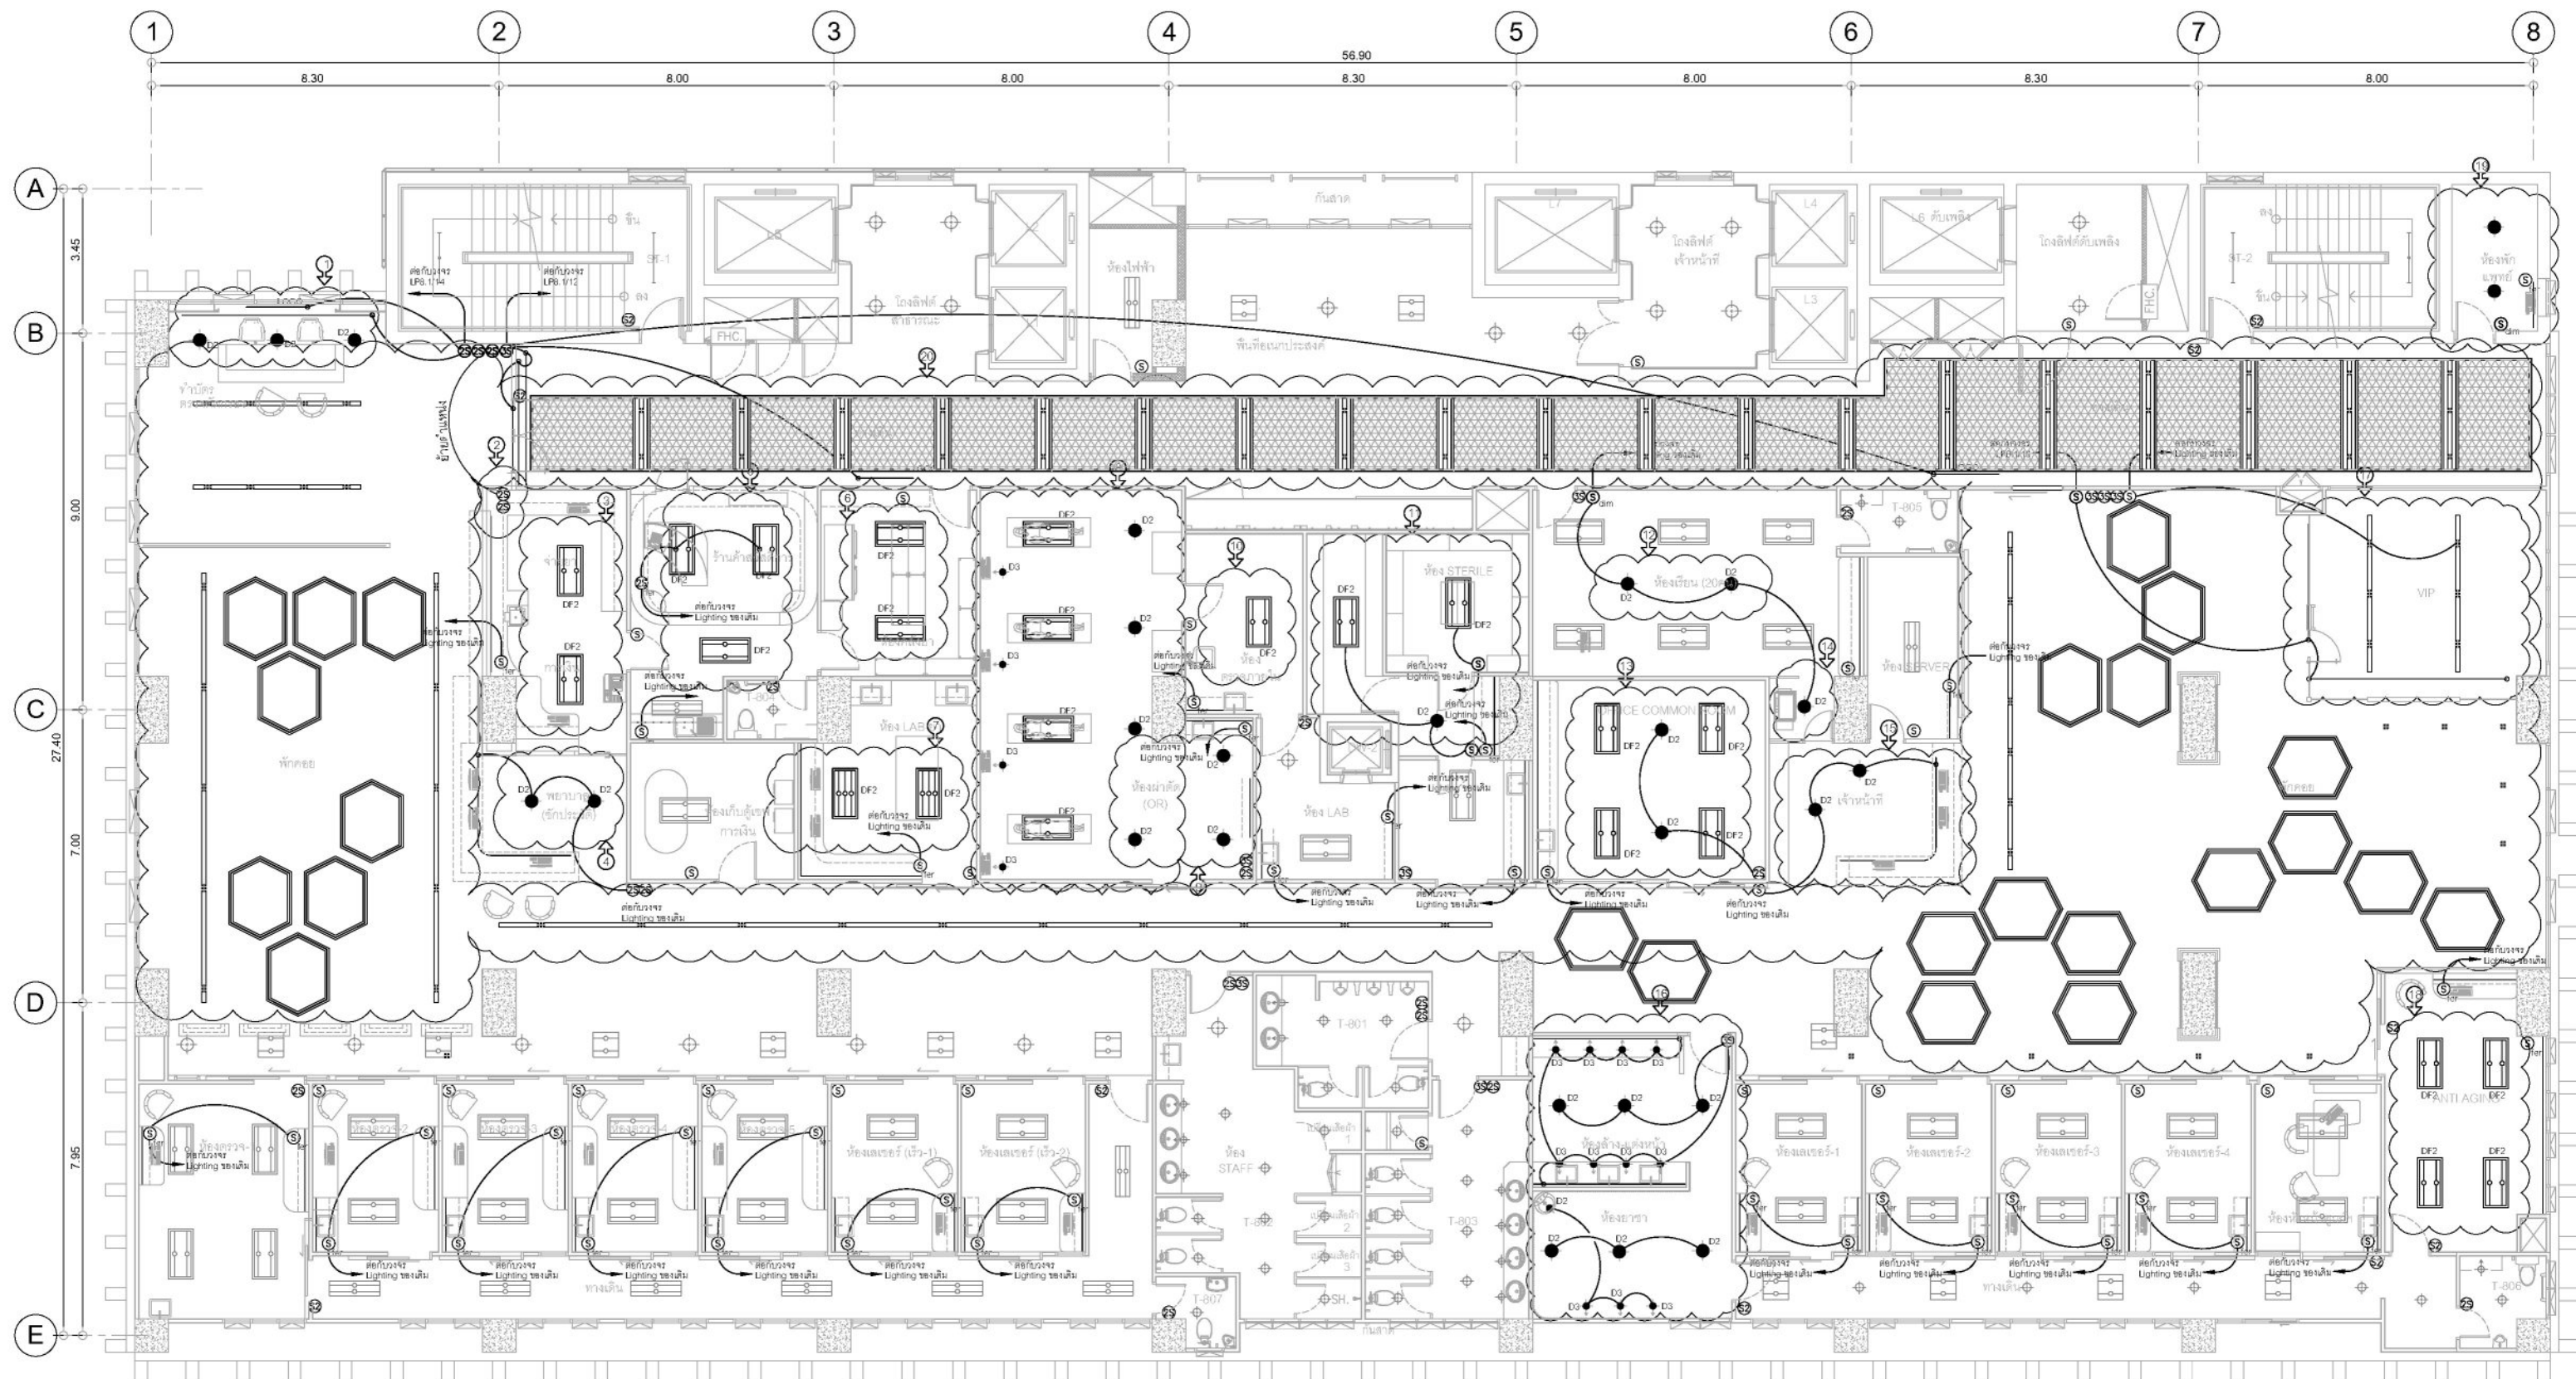

หมายเหตุ : งานระบบแสงสว่าง ชั้น 8

- ย้ายตำแหน่งโคม D2 เพิ่มวงจรสวิตช์ LED Strip
- ย้ายตำแหน่งสวิตช์ ไปด้านข้างประตูหน้า
- ย้ายตำแหน่งโคม DF2
- ยกเลิกโคม DF2 เพิ่มโคม D2 ใช้วงจรสวิตช์ของเดิม
- ย้ายตำแหน่งโคม DF2 เพิ่มโคม D2 ใช้วงจรสวิตช์ของเดิม
- ย้ายตำแหน่งโคม DF2 เพิ่มโคม D2 ใช้วงจรสวิตช์ของเดิม
- ย้ายตำแหน่งโคม DF2
- ย้ายตำแหน่งโคม DF2 เพิ่มโคม D2 ใช้วงจรสวิตช์ของเดิม
- ย้ายตำแหน่งโคม DF2 เพิ่มโคม D2 ใช้วงจรสวิตช์ของเดิม
- ยกเลิกงานโคมไฟฟ้าแสงสว่างเดิม และติดตั้งโคมไฟตกแต่งตามแบบงานตกแต่งใหม่ โดยใช้อุปกรณ์ไฟฟ้าเดิมออกและส่งคืน และให้ใช้วงจรไฟฟ้าเดิม สวิตช์ดับไฟฟ้าเดิม ส่วนงานระบบอื่นๆ ที่ติดตั้งที่ฝ้าเพดานให้ทำการรื้อและติดตั้งใหม่ โดยตำแหน่งให้เข้าแบบนำเสนอกรรมการตรวจการจ้างเพื่อพิจารณาอนุมัติ
- ย้ายตำแหน่งโคม DF2
- ย้ายตำแหน่งโคม DF2 เพิ่มโคม D2, สวิตช์ต่อบังวงจรของเดิม
- เพิ่มโคม D2, สวิตช์ Dimmer ต่อบังวงจรของเดิม
- ย้ายตำแหน่งโคม DF2
- เพิ่มโคม D2, สวิตช์ Dimmer ต่อบังวงจรของเดิม
- ยกเลิกโคม DF2 เพิ่มโคม D2 ใช้วงจรสวิตช์ของเดิม
- ยกเลิกโคม DF2 เพิ่มโคม D2, D3 ใช้วงจรสวิตช์ของเดิม
- ยกเลิกโคม FL3 ย้ายตำแหน่งโคม D2
- ย้ายตำแหน่งโคม DF2
- เพิ่มโคม D2 ต่อบังวงจรสวิตช์ของเดิม

## แปลน ชั้น 8 ระบบแสงสว่าง

มาตรฐาน

1:150




|                        |                                                        |
|------------------------|--------------------------------------------------------|
| ชื่องาน/PROJECT        | โครงการจัดตั้งศูนย์บริการโรคผิวหนัง สถาบันโรคผิวหนัง   |
| สถานที่ตั้ง / LOCATION | ชั้น 8 อาคารศูนย์ความงามและโรคผิวหนัง โรงพยาบาลศิริราช |
| เจ้าของโครงการ / OWNER | สถาบันโรคผิวหนัง<br>กรมการแพทย์ กระทรวงสาธารณสุข       |

|                                     |                                             |
|-------------------------------------|---------------------------------------------|
| สถาปนิก / ARCHITECTS                | วิศวกรไฟฟ้า / ELECTRICAL ENGINEERS          |
| นักออกแบบภายใน / INTERIOR ARCHITECT | วิศวกรเครื่องกล / MECHANICAL ENGINEERS      |
| วิศวกรโยธา / STRUCTURE ENGINEERS    | วิศวกรสิ่งแวดล้อม / ENVIRONMENTAL ENGINEERS |

|                         |          |      |
|-------------------------|----------|------|
| ช่างเขียนแบบ / DRAFTMAN |          |      |
| เลขที่แบบ / เลขสาร      |          |      |
| NO.                     | REVISION | DATE |
|                         |          |      |
|                         |          |      |
|                         |          |      |
|                         |          |      |
|                         |          |      |

|                           |                      |
|---------------------------|----------------------|
| แบบแปลน / TITLE           |                      |
| ระบบแสงสว่าง              |                      |
| SCALE<br>1 : 150          | DRAWING NO.<br>EE-06 |
| DATE<br>11 พฤศจิกายน 2565 | TOTAL<br>17          |

แบบร่างนี้เป็นเอกสารของบริษัทฯ มีลิขสิทธิ์ ห้ามทำซ้ำโดยไม่ได้รับอนุญาต

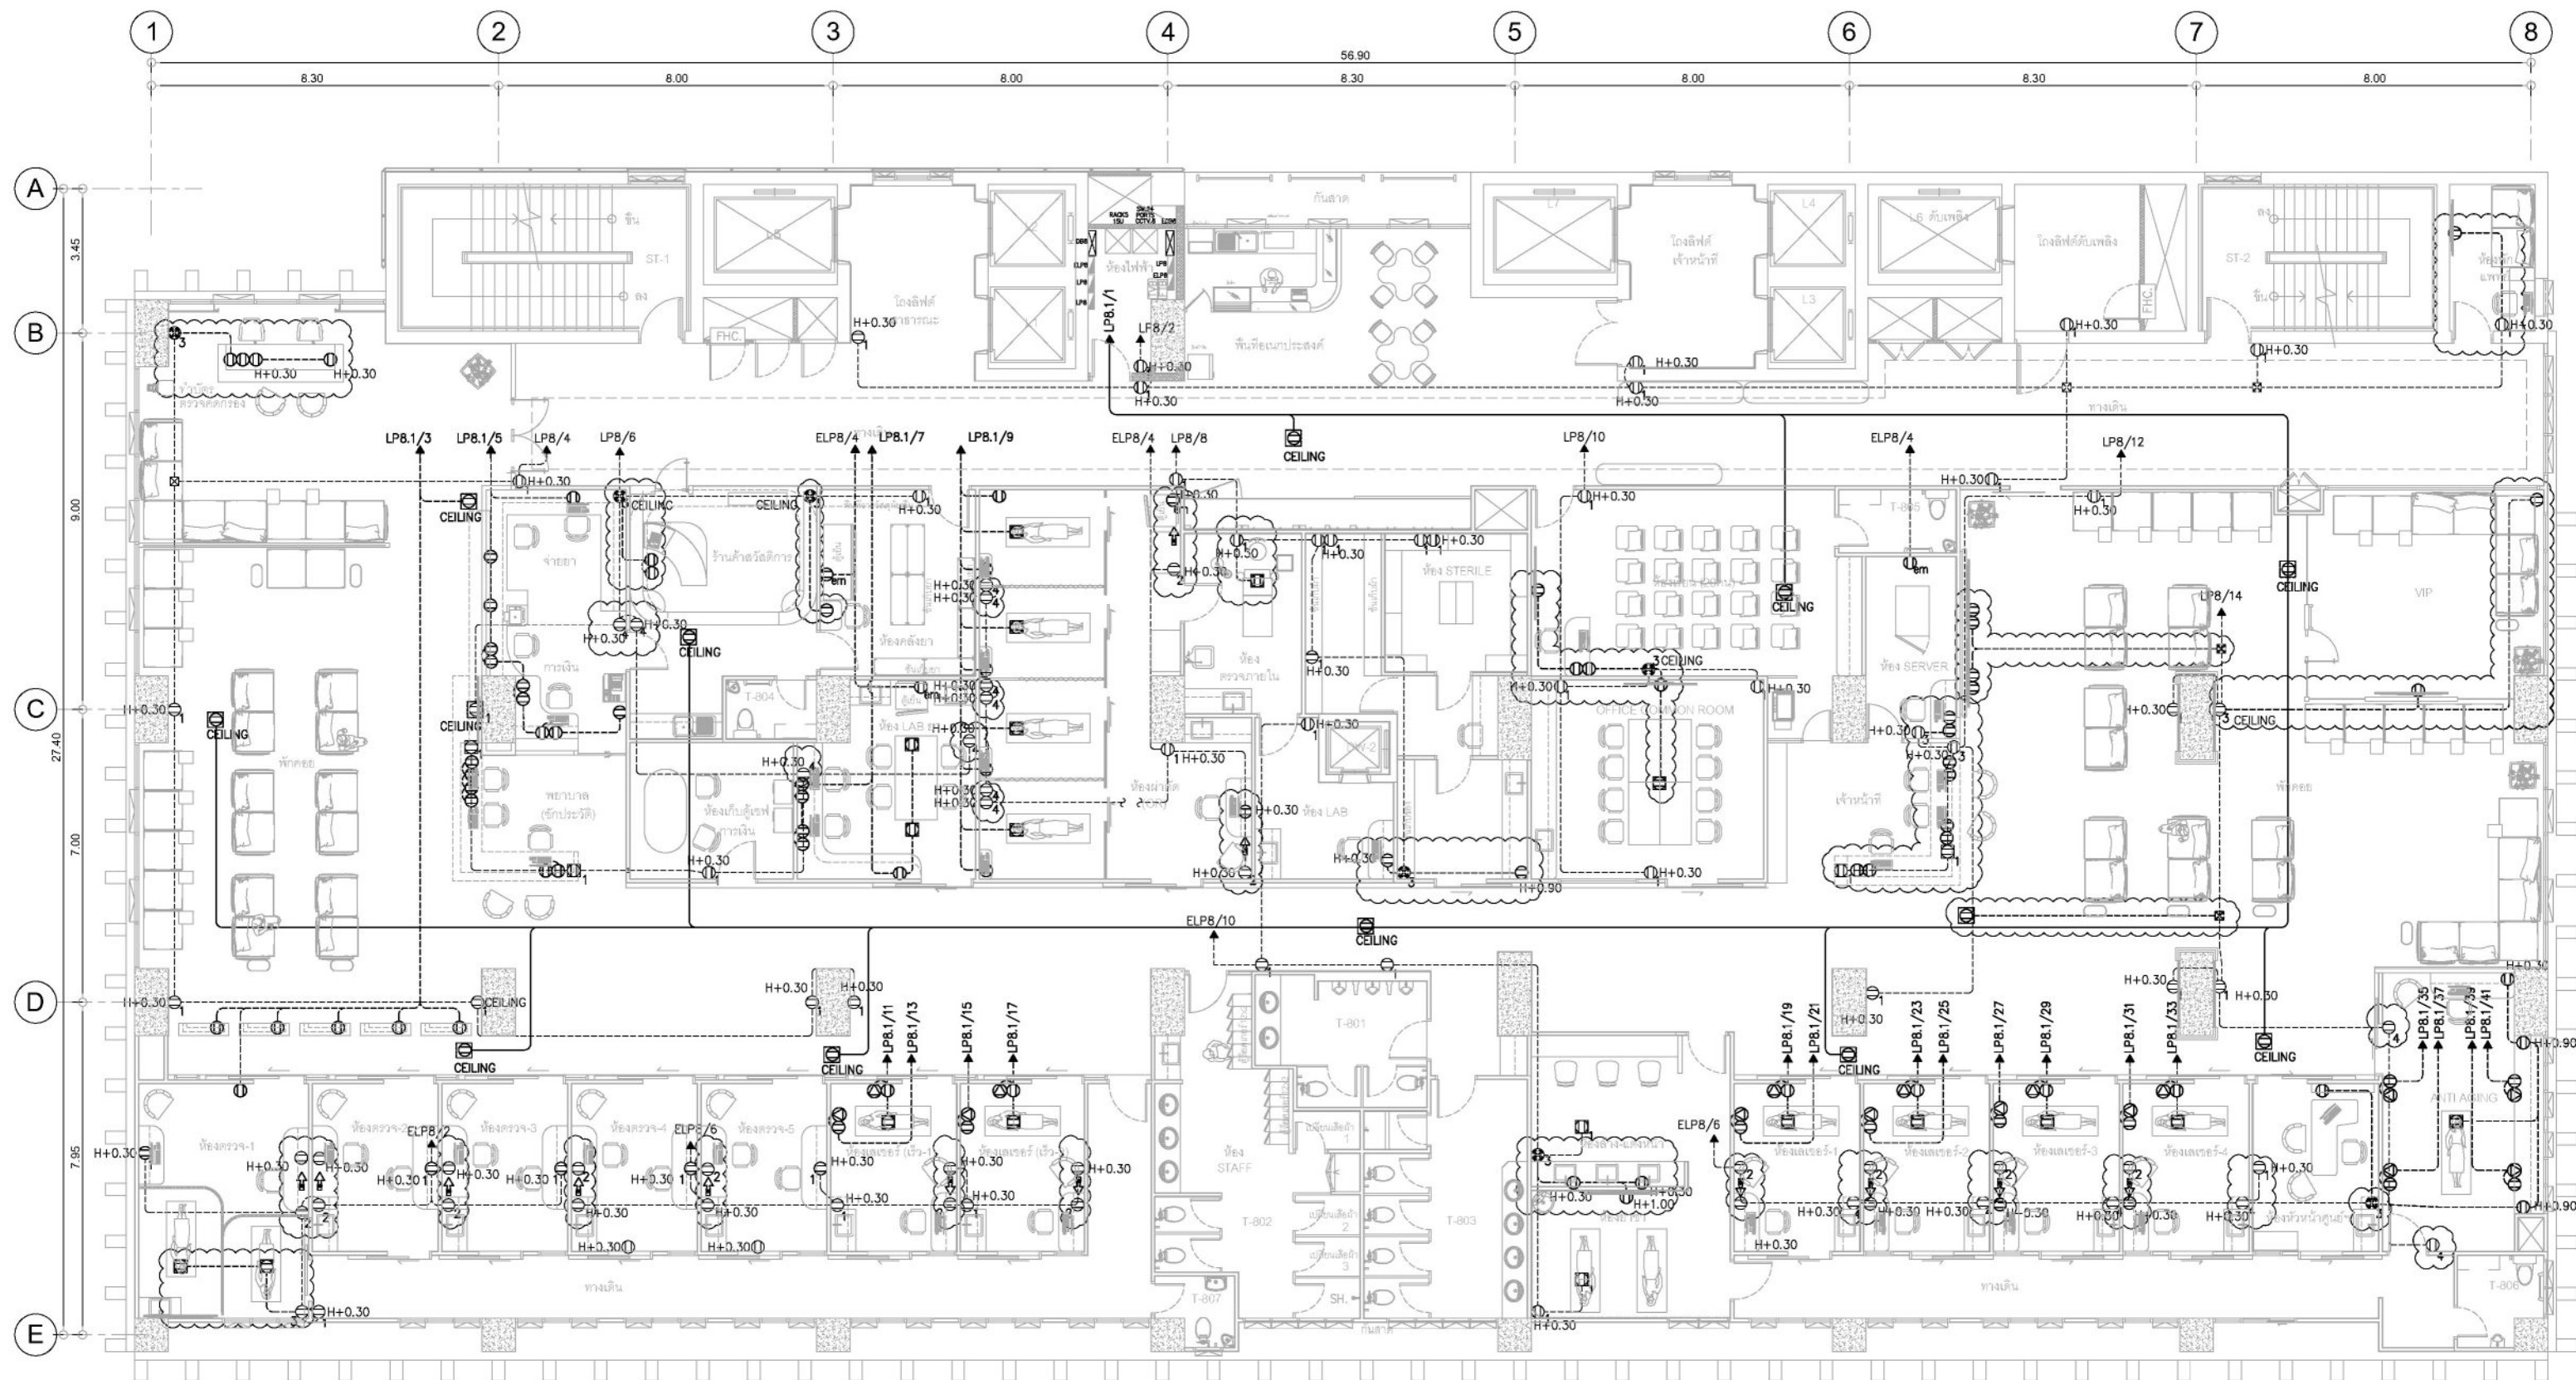

หมายเหตุ :

1. ตัวรับไฟ (ของเดิม) ใช้งานปกติ
2. ตัวรับไฟ (ของเดิม) ย้ายไปตำแหน่งใหม่ ตามแบบ
3. ตัวรับไฟ (ของเดิม) ยกเลิก เปลี่ยนเป็นจุดเชื่อมต่อเพื่อจ่ายให้ตัวรับไฟตำแหน่งใหม่
4. ตัวรับไฟ (ของเดิม) ยกเลิก
5. ตัวรับไฟ (ใหม่) รวม 96 จุด
6. FLOOR PLUG รวม 15 จุด
7. เพาเวอร์ปลั๊ก 30A, 2P+G สำหรับเครื่องอุปกรณ์การแพทย์ รวม 16 จุด
8. POWER PLUG สำหรับเครื่องอุปกรณ์การแพทย์ (LASER) เป็นการเพิ่มเติม OUTLET เท่านั้น ติดโหนดสำหรับทั้งโครงการเพียง 8 เครื่อง เท่านั้น

## แปลน ชั้น 8 ระบบตัวรับ และ Power Plug

มาตราส่วน

1:150




|                        |                                                      |
|------------------------|------------------------------------------------------|
| ชื่องาน/PROJECT        | โครงการจัดตั้งศูนย์บริการโรคผิวหนัง สถาบันโรคผิวหนัง |
| สถานที่ตั้ง / LOCATION | ชั้น 8 อาคารศูนย์ความเป็นเลิศ โรคติดต่อทางพบบน บำรุง |
| เจ้าของโครงการ / OWNER | สถาบันโรคผิวหนัง<br>กรมการแพทย์ กระทรวงสาธารณสุข     |

|                                     |                                             |
|-------------------------------------|---------------------------------------------|
| สถาปนิก / ARCHITECTS                | วิศวกรไฟฟ้า / ELECTRICAL ENGINEERS          |
| นักออกแบบภายใน / INTERIOR ARCHITECT | วิศวกรเครื่องกล / MECHANICAL ENGINEERS      |
| นายอนุรัตน์ อรรถนิธิกุล             | นายไพฑูริย์ ชุ่มชาติ                        |
| นายธีระ นภานพรัตน์กุล               | นายไพฑูริย์ ชุ่มชาติ                        |
| วิศวกรโยธา / STRUCTURE ENGINEERS    | วิศวกรสิ่งแวดล้อม / ENVIRONMENTAL ENGINEERS |
|                                     |                                             |

|                         |                    |
|-------------------------|--------------------|
| ช่างเขียนแบบ / DRAFTMAN | เลขที่แบบ / เลขสาร |
| NO.                     | REVISION           |
|                         | DATE               |

|                 |                           |
|-----------------|---------------------------|
| แบบแสดง / TITLE | ระบบตัวรับ และ Power Plug |
| SCALE           | DRAWING NO.               |
| DATE            | TOTAL                     |
| 11 พฤษภาคม 2565 | 17                        |

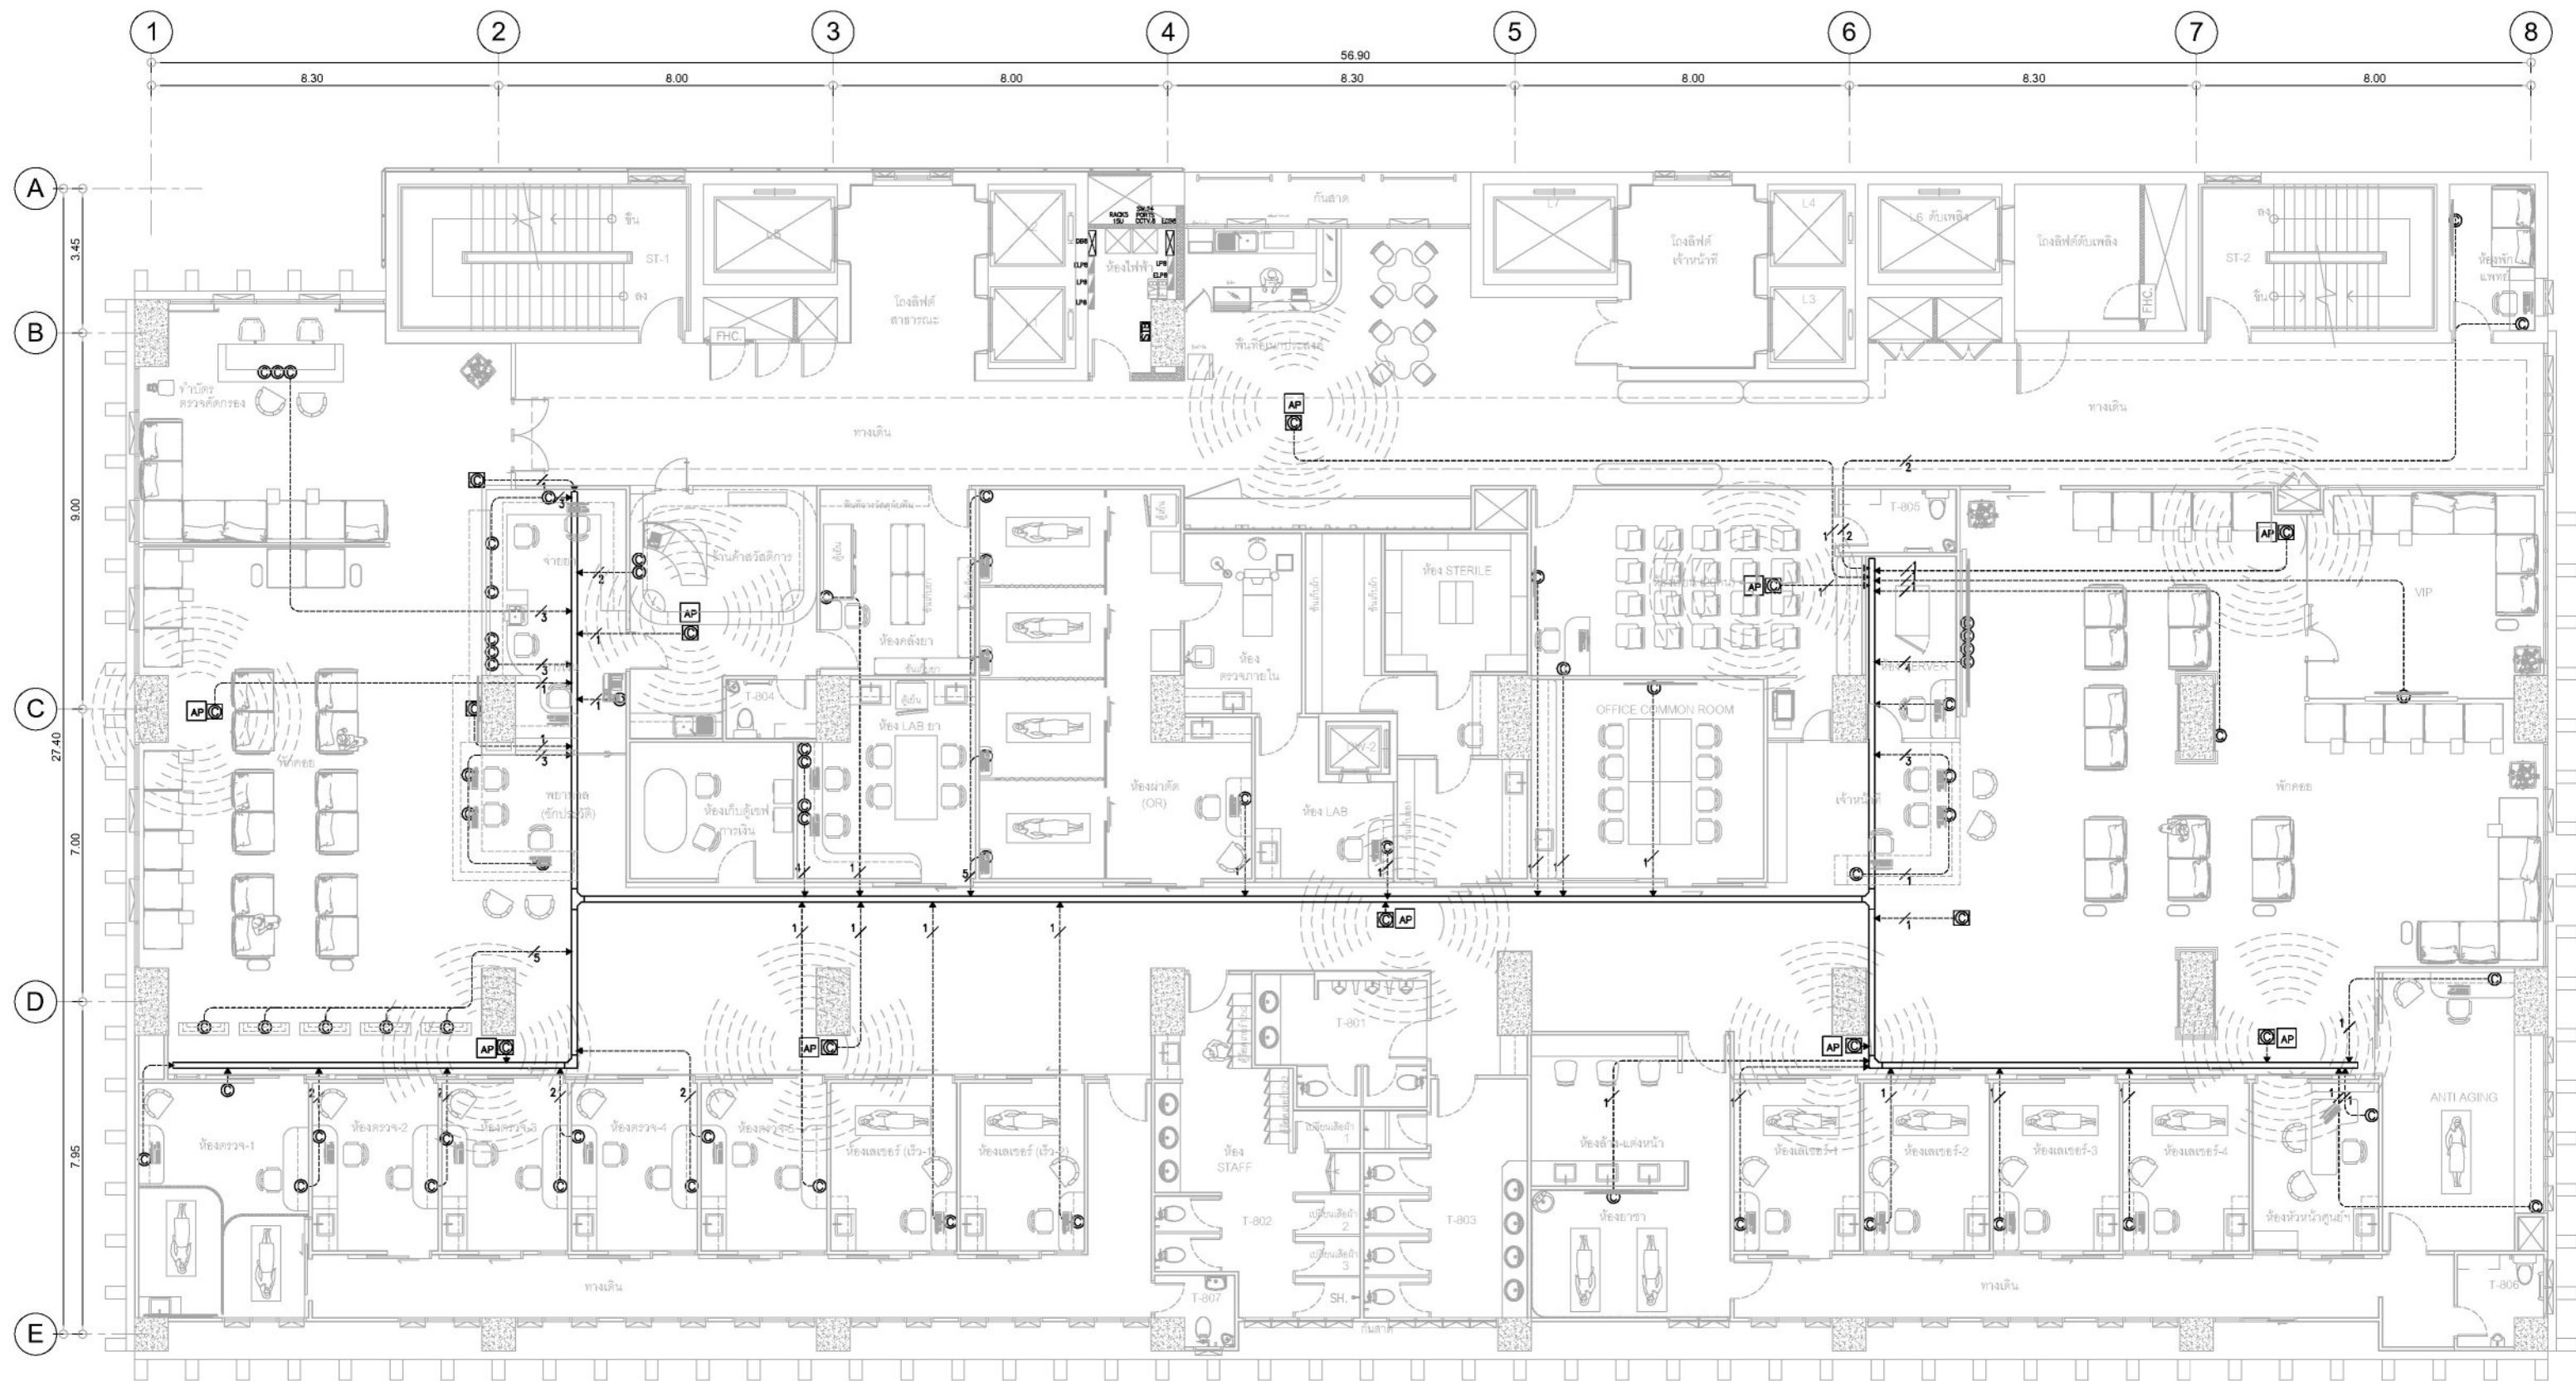

| SYMBOL | DESCRIPTION                                              | REMARK |
|--------|----------------------------------------------------------|--------|
|        | ตัวรับคอมพิวเตอร์ CAT6 (RJ45) หน้ากากสีขาว ตัวดำรับสีขาว | 70 จุด |
|        | MODEM ROUTER BY ผู้ให้บริการอินเทอร์เน็ต                 |        |
|        | ACCESS POINT                                             | 10 จุด |

CABLE : DATA  
 - 5 NUMBER OF UTP CAT-6 CABLE "LINK"  
 - x < 2 : 1/2" EMT.  
 - x < 4 : 3/4" EMT.  
 - x < 8 : 1" EMT.

## แปลน ชั้น 8 ระบบตัวรับคอมพิวเตอร์ มาตราส่วน 1:150

- หมายเหตุ:
- ตำแหน่ง ตัวรับปลั๊กต่าง ๆ สามารถปรับเปลี่ยนย้ายตำแหน่งได้ตามความเหมาะสม โดยไม่ถือเป็นการเปลี่ยนแปลงรูปแบบและสัญญา แต่จำนวนต้องไม่น้อยกว่าตามที่ระบุในแบบ
  - ให้ผู้รับจ้างประสานงานกับฝ่ายผู้ว่าจ้าง ในส่วนของสาย BACK BONE ระบบอินเทอร์เน็ต / สัญญาณอินเทอร์เน็ตจาก PROVIDER ผู้ให้บริการ โดยงานในส่วนของสาย BACK BONE / สัญญาณอินเทอร์เน็ตจาก PROVIDER ผู้ให้บริการ ไม่อยู่ในขอบเขตงาน
  - อุปกรณ์ ACCESS POINT, SWITCH HUB, SERVER, ROUTER INTERNET ไม่อยู่ในขอบเขตงาน (จัดหาโดย ฝ่ายไอที สถานะบันโรคผิวหนัง)




|                        |                                                              |
|------------------------|--------------------------------------------------------------|
| ชื่องาน/PROJECT        | โครงการจัดตั้งศูนย์บริการโรคผิวหนัง สถาบันโรคผิวหนัง         |
| สถานที่ตั้ง / LOCATION | ชั้น 8 อาคารศูนย์ความเป็นเลิศ โรคติดต่อทางเพศสัมพันธ์ บางรัก |
| เจ้าของโครงการ / OWNER | สถาบันโรคผิวหนัง<br>กรมการแพทย์ กระทรวงสาธารณสุข             |

|                                  |                                             |
|----------------------------------|---------------------------------------------|
| สถาปนิก / ARCHITECTS             | วิศวกรไฟฟ้า / ELECTRICAL ENGINEERS          |
| นักออกแบบ / INTERIOR ARCHITECT   | วิศวกรเครื่องกล / MECHANICAL ENGINEERS      |
| วิศวกรโยธา / STRUCTURE ENGINEERS | วิศวกรสิ่งแวดล้อม / ENVIRONMENTAL ENGINEERS |

|                         |                    |
|-------------------------|--------------------|
| ช่างเขียนแบบ / DRAFTMAN | เลขที่แบบ / เลขสาร |
| NO.                     | REVISION           |
| DATE                    |                    |

|                 |                       |
|-----------------|-----------------------|
| แบบแปลน / TITLE | ระบบตัวรับคอมพิวเตอร์ |
| SCALE           | 1 : 150               |
| DATE            | 11 พฤษภาคม 2565       |
| DRAWING NO.     | EE-08                 |
| TOTAL           | 17                    |

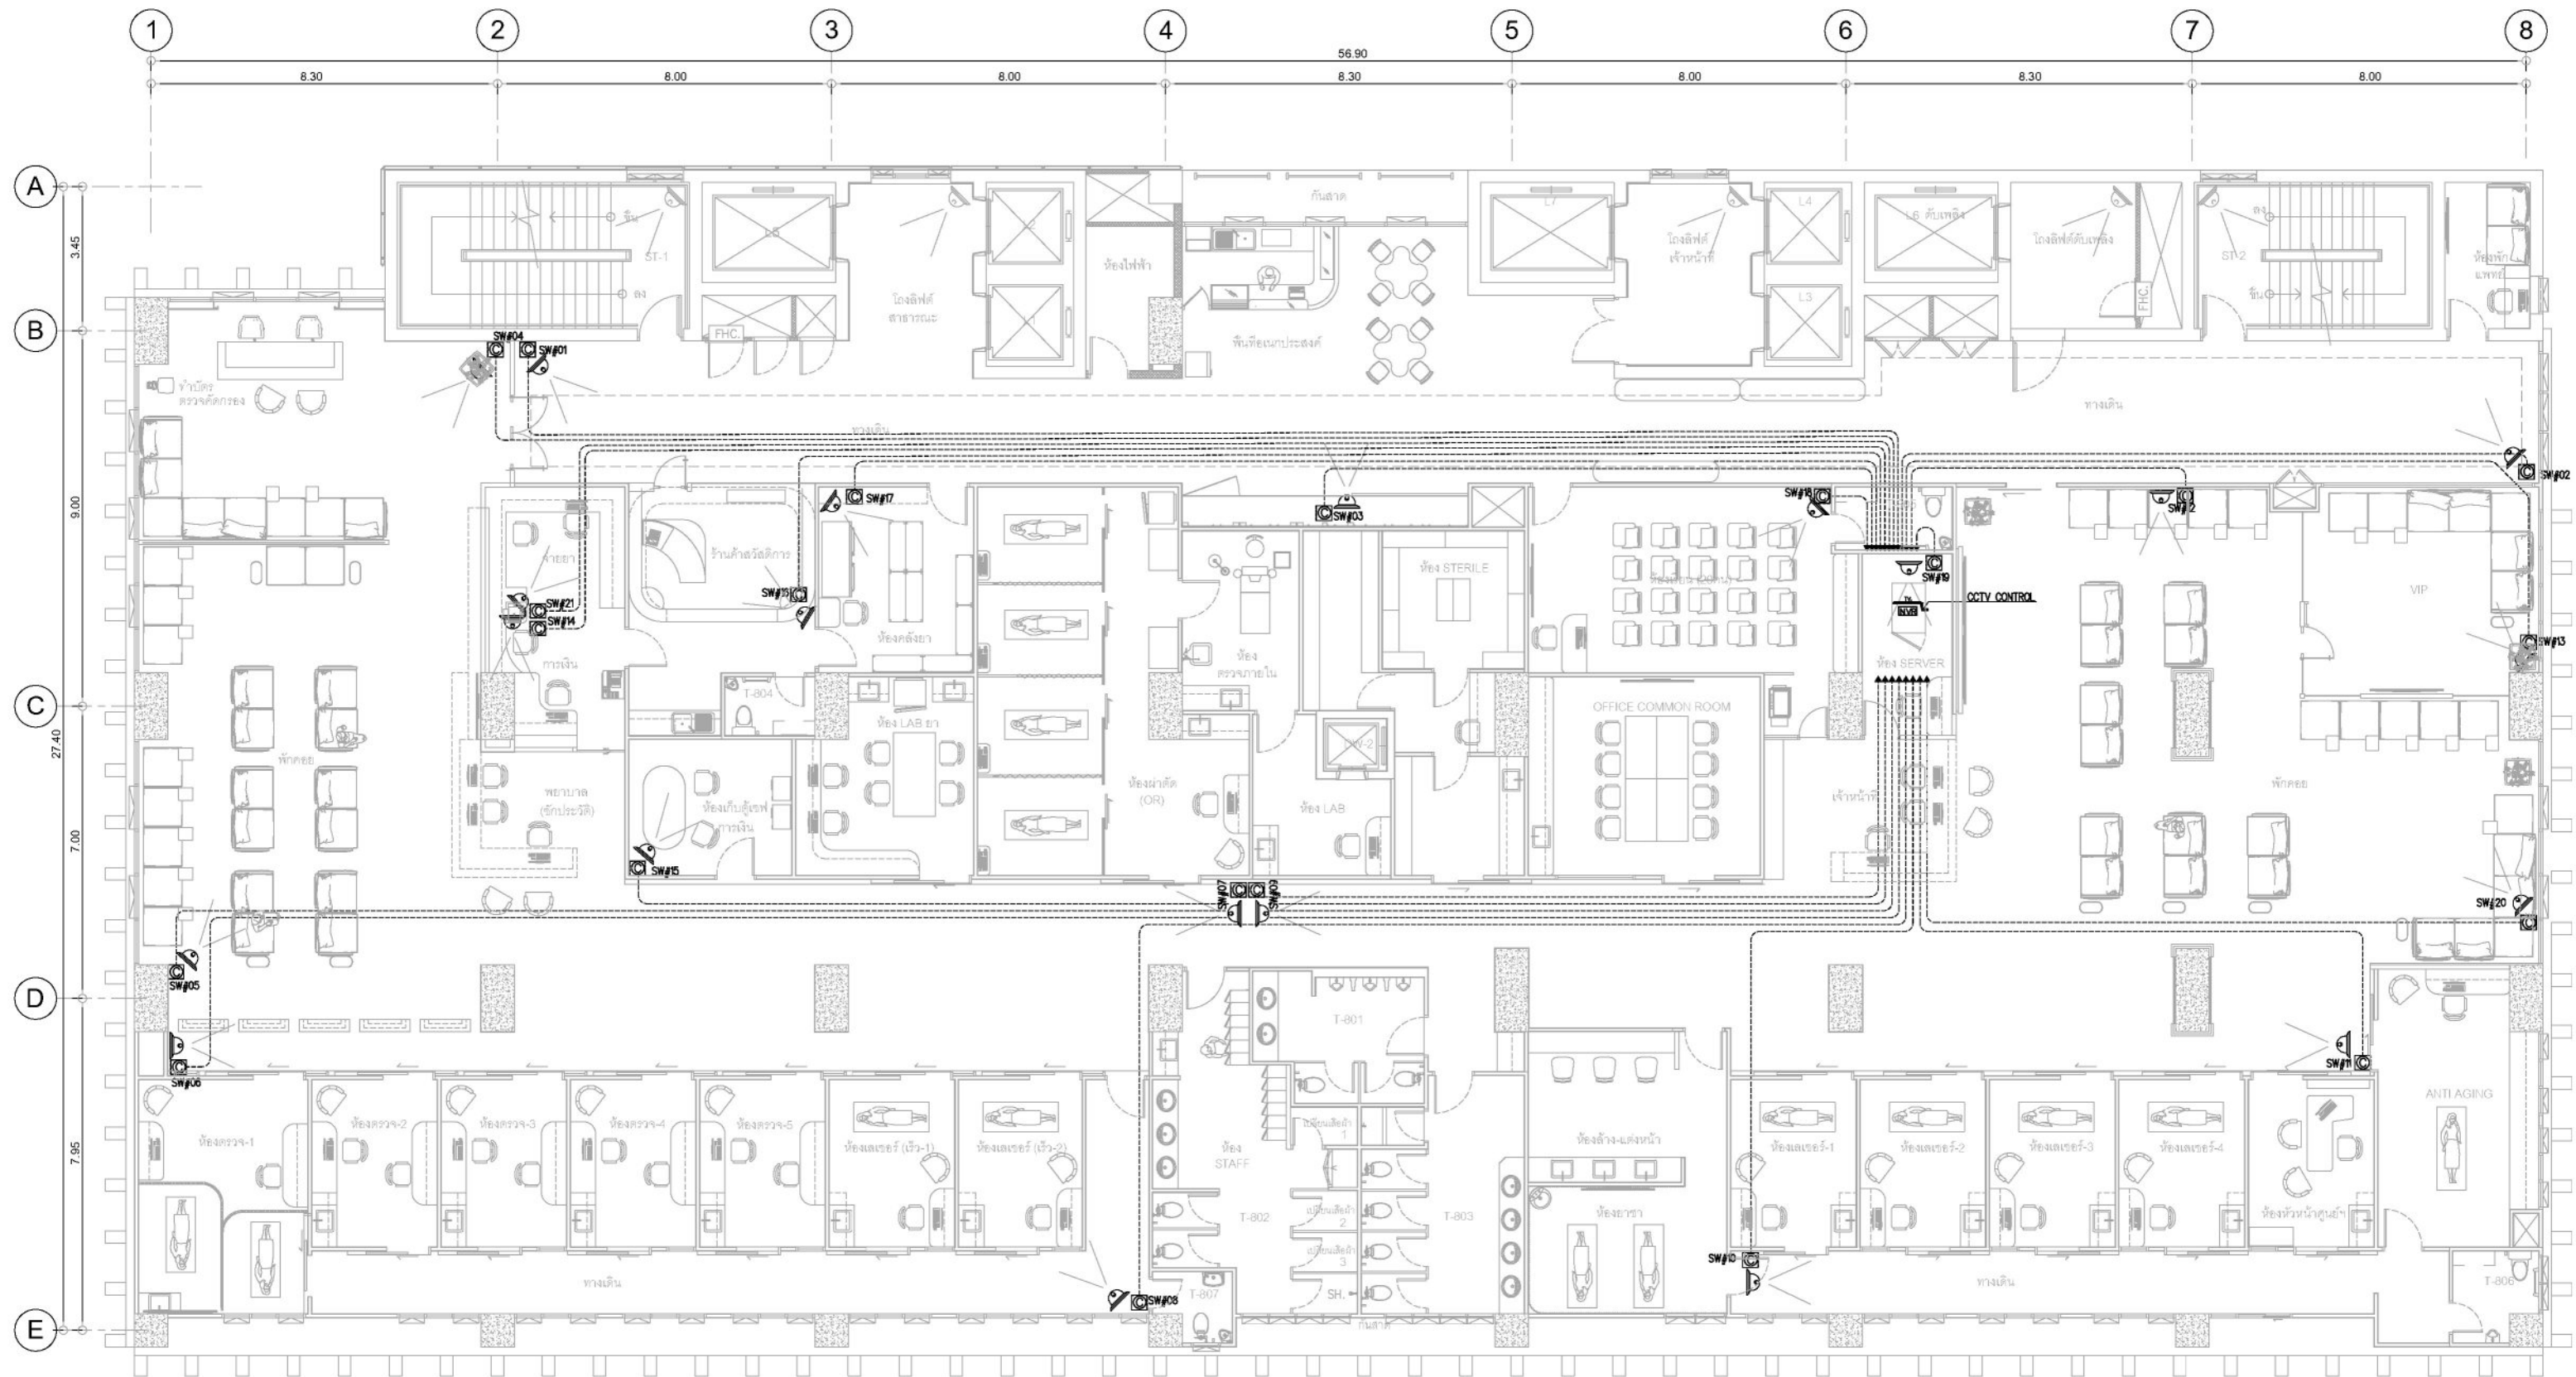

## แปลน ชั้น 8 ระบบกล้องวงจรปิด

มาตราส่วน 1:150

| SYMBOLS                                                    | DESCRIPTION                                                                |
|------------------------------------------------------------|----------------------------------------------------------------------------|
|                                                            | เคเบิล CAT6 (RJ45) หนักรัดตัว ตัวดำ/ตัวขาว<br>COMPUTER OUTLET CAT 6 (RJ45) |
|                                                            | COLOUR CCTV. P. CAMERA (DOME ENCLOSURE)                                    |
|                                                            | 32" LED TV MONITOR FOR SPOT AND SEQUENTIAL                                 |
|                                                            | NETWORK VIDEO RECORDER WITH BACKUP 15 DAYS                                 |
| CABLE<br>- UTP CAT 6 1/2" DMT<br>- INSTALLED ABOVE CEILING |                                                                            |

หมายเหตุ :

- ตำแหน่งกล้อง และเครื่องควบคุมสามารถเปลี่ยนแปลงได้ตามความเหมาะสมกับประโยชน์ใช้สอย โดยไม่ถือว่าเป็นการเปลี่ยนแปลงสัญญา แต่จำนวนต้องไม่น้อยกว่าที่ระบุในแบบ




|                        |                                                              |
|------------------------|--------------------------------------------------------------|
| ชื่องาน/PROJECT        | โครงการจัดตั้งศูนย์บริการโรคผิวหนัง สถาบันโรคผิวหนัง         |
| สถานที่ตั้ง / LOCATION | ชั้น 8 อาคารศูนย์ความเป็นเลิศ โรคติดต่อทางเพศสัมพันธ์ บางรัก |
| เจ้าของโครงการ / OWNER | สถาบันโรคผิวหนัง<br>กรมการแพทย์ กระทรวงสาธารณสุข             |

|                                             |                                        |
|---------------------------------------------|----------------------------------------|
| สถาปนิก / ARCHITECTS                        | วิศวกรไฟฟ้า / ELECTRICAL ENGINEERS     |
| นักออกแบบ / INTERIOR ARCHITECT              | วิศวกรเครื่องกล / MECHANICAL ENGINEERS |
| นายอินทร์ อรรถนิธิกุล 1-1037                | นายพชรศักดิ์ คล่องนัย 1-2453           |
| นายธีระ นภานพรัตน์แก้ว 1-1037               | วิศวกรโยธา / STRUCTURE ENGINEERS       |
| วิศวกรสิ่งแวดล้อม / ENVIRONMENTAL ENGINEERS |                                        |

|                         |                         |
|-------------------------|-------------------------|
| ช่างเขียนแบบ / DRAFTMAN | เลขที่แบบ / DRAWING NO. |
| นายไกร ชุ่มชาติ 1-2324  |                         |
| NO.                     | REVISION                |
|                         | DATE                    |

|                 |                  |
|-----------------|------------------|
| แบบแสดง / TITLE | ระบบกล้องวงจรปิด |
| SCALE           | 1 : 150          |
| DRAWING NO.     | EE-09            |
| DATE            | 11 พฤษภาคม 2565  |
| TOTAL           | 17               |

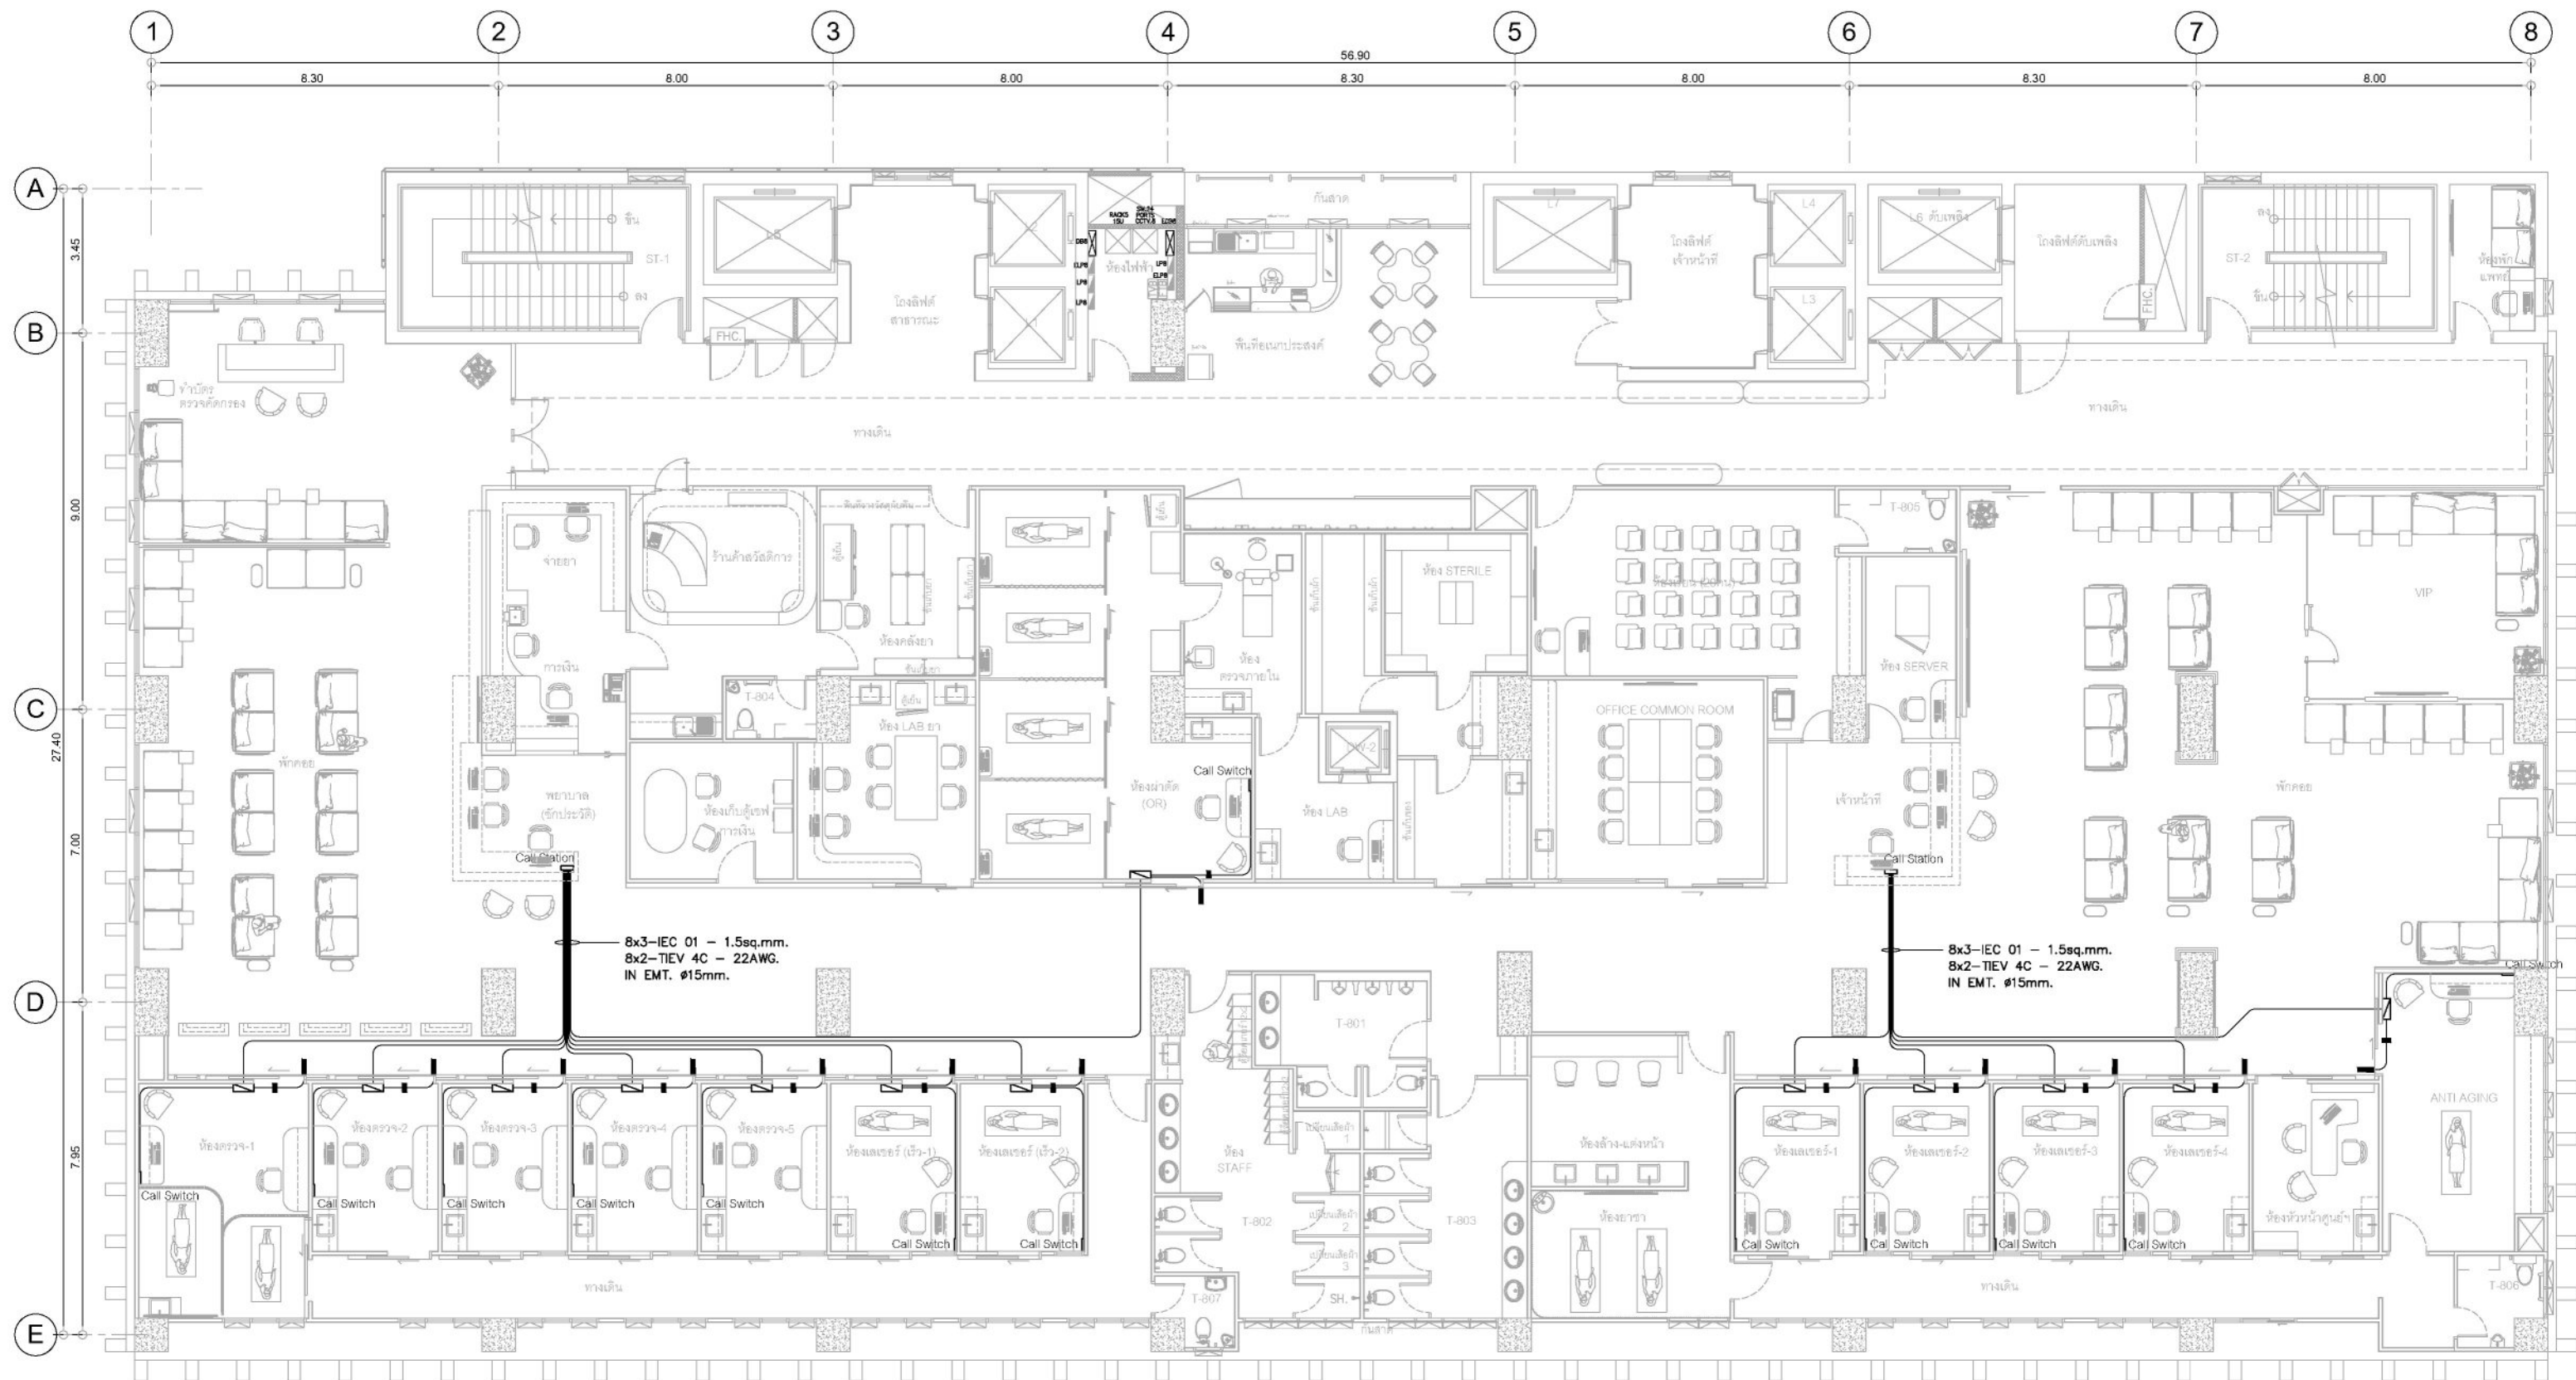

## แปลน ชั้น 8 ระบบ NURSE CALL

มาตราส่วน

1:150




|                        |                                                              |
|------------------------|--------------------------------------------------------------|
| ชื่องาน/PROJECT        | โครงการจัดตั้งศูนย์บริการโรคผิวหนัง สถาบันโรคผิวหนัง         |
| สถานที่ตั้ง / LOCATION | ชั้น 8 อาคารศูนย์ความเป็นเลิศ โรคติดต่อทางเพศสัมพันธ์ บางรัก |
| เจ้าของโครงการ / OWNER | สถาบันโรคผิวหนัง<br>กรมการแพทย์ กระทรวงสาธารณสุข             |

|                                     |                                             |
|-------------------------------------|---------------------------------------------|
| สถาปนิก / ARCHITECTS                | วิศวกรไฟฟ้า / ELECTRICAL ENGINEERS          |
| นักออกแบบภายใน / INTERIOR ARCHITECT | วิศวกรเครื่องกล / MECHANICAL ENGINEERS      |
| วิศวกรโยธา / STRUCTURE ENGINEERS    | วิศวกรสิ่งแวดล้อม / ENVIRONMENTAL ENGINEERS |

|                         |                    |
|-------------------------|--------------------|
| ช่างเขียนแบบ / DRAFTMAN | เลขที่แบบ / เลขสาร |
| NO.                     | REVISION           |
|                         | DATE               |

|                 |                 |
|-----------------|-----------------|
| แบบแปลน / TITLE | ระบบ NURSE CALL |
| SCALE           | 1 : 150         |
| DATE            | 11 พฤษภาคม 2565 |
| DRAWING NO.     | EE-10           |
| TOTAL           | 17              |

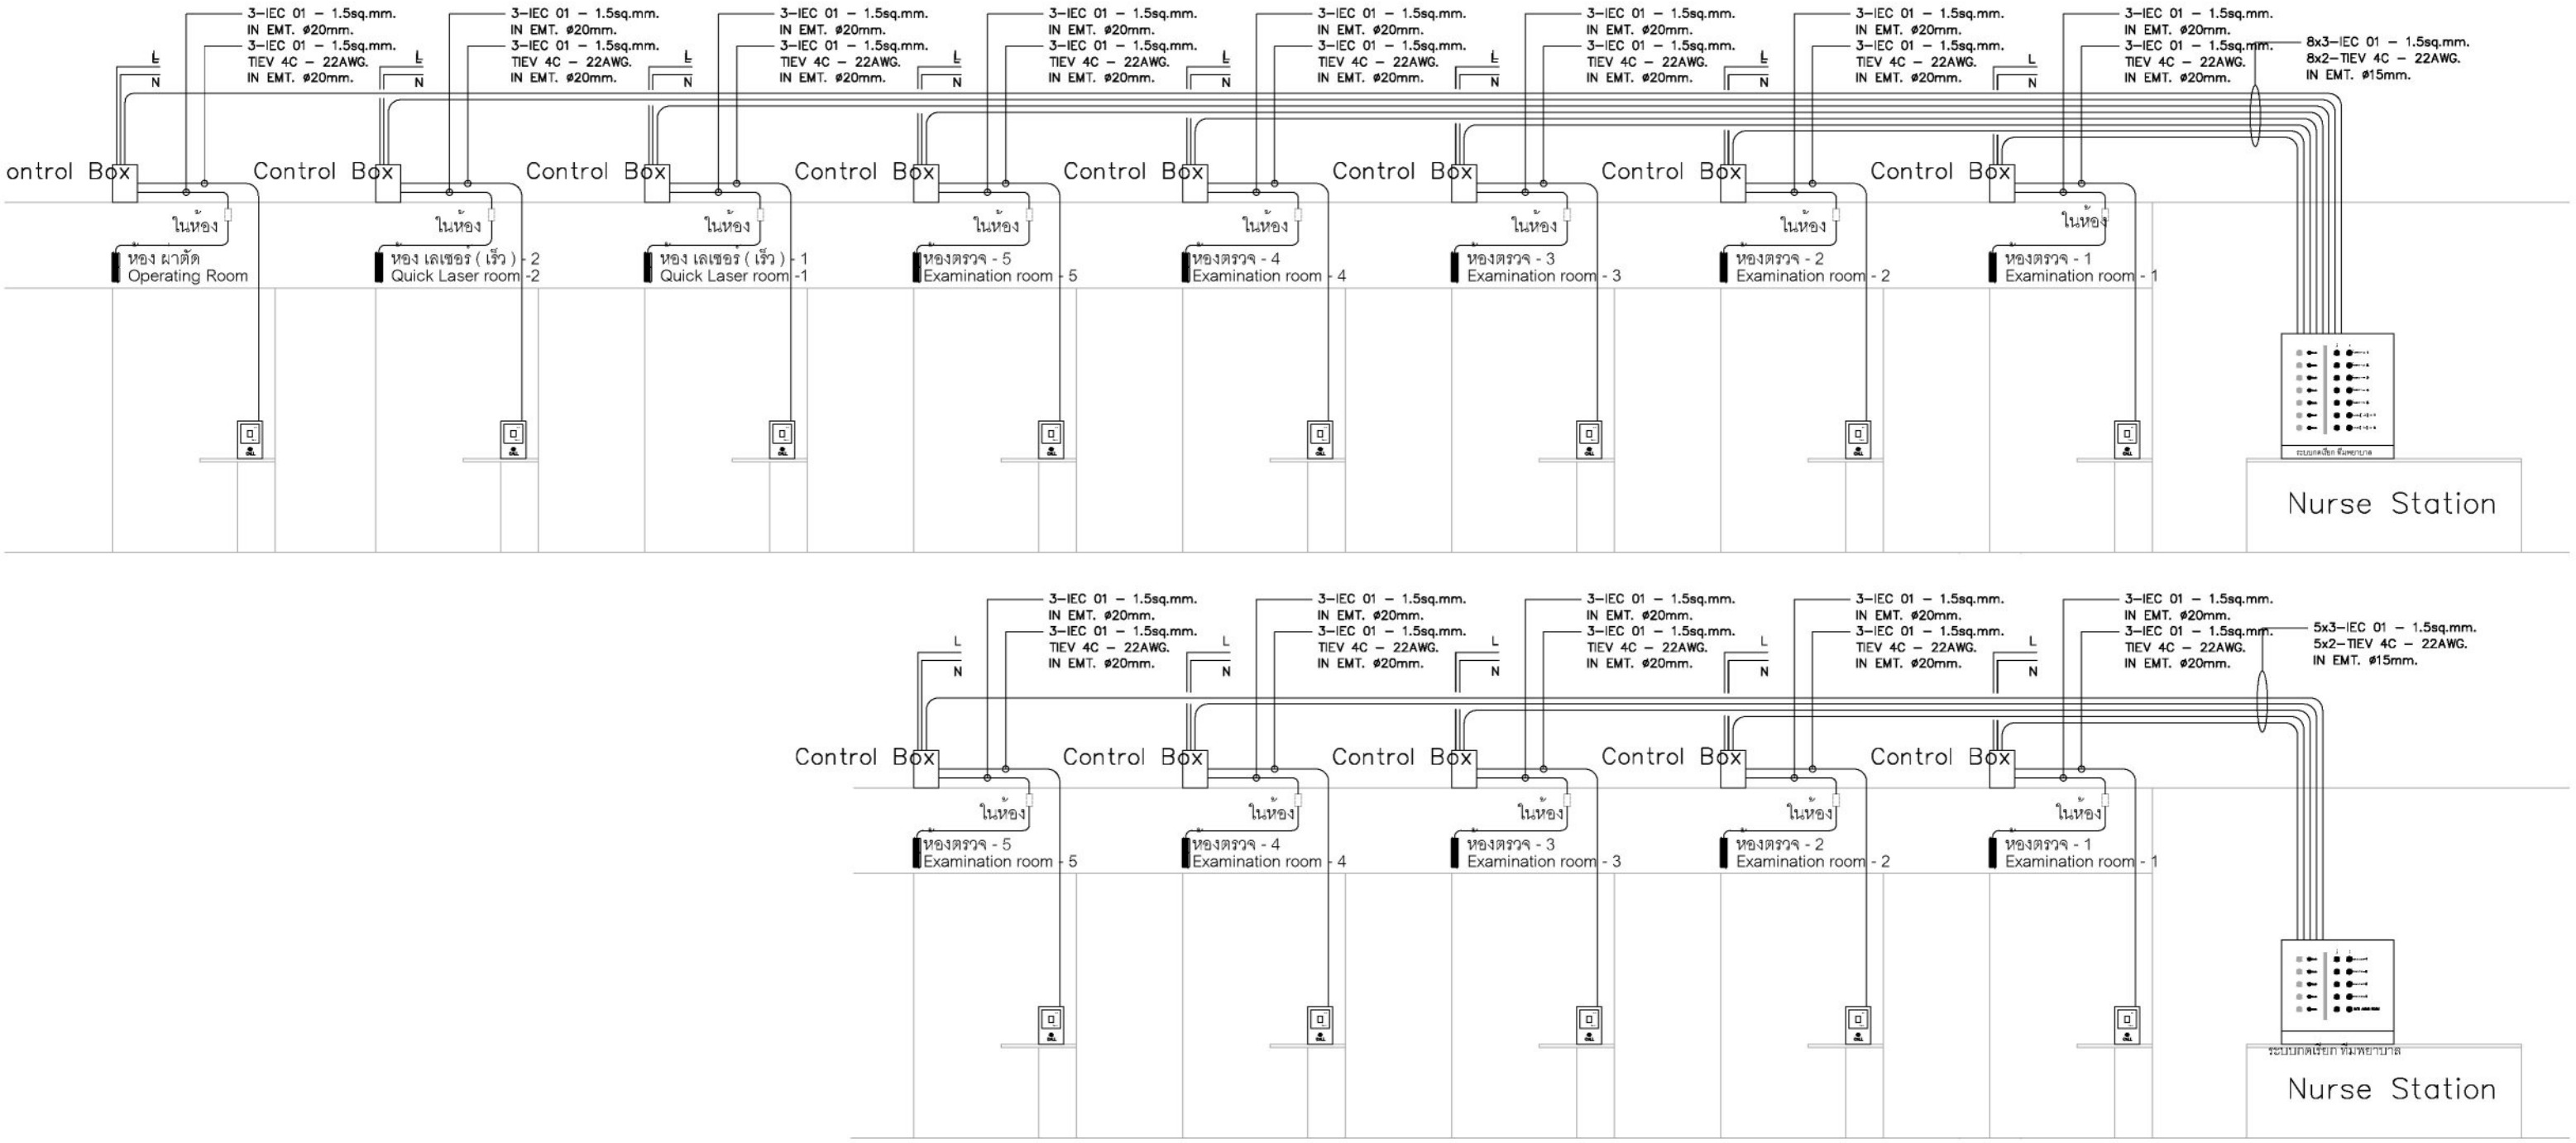

SINGLE LINE DIAGRAM ระบบ NURSE CALL

มาตราส่วน NONE




|                        |                                                              |  |  |
|------------------------|--------------------------------------------------------------|--|--|
| ชื่องาน/PROJECT        | โครงการจัดตั้งศูนย์บริการโรคผิวหนัง สถาบันโรคผิวหนัง         |  |  |
| สถานที่ตั้ง / LOCATION | ชั้น 8 อาคารศูนย์ความเป็นเลิศ โรคติดต่อทางพหุสัมพันธ์ บางรัก |  |  |
| เจ้าของโครงการ / OWNER | สถาบันโรคผิวหนัง<br>กรมการแพทย์ กระทรวงสาธารณสุข             |  |  |

|                                     |                                             |  |  |
|-------------------------------------|---------------------------------------------|--|--|
| สถาปนิก / ARCHITECTS                | วิศวกรไฟฟ้า / ELECTRICAL ENGINEERS          |  |  |
|                                     | นายไกร ชุ่มชาติ สพค 2324                    |  |  |
| นักตกแต่งภายใน / INTERIOR ARCHITECT | วิศวกรเครื่องกล / MECHANICAL ENGINEERS      |  |  |
| นายอนุสรณ์ อรรถพลศิลป์ ภา-สน 1037   | นายสุชาติ คล่องน้อย สค 2453                 |  |  |
| นายธีระ นภานพรัตน์แก้ว 0103 01      |                                             |  |  |
| วิศวกรโยธา / STRUCTURE ENGINEERS    | วิศวกรสิ่งแวดล้อม / ENVIRONMENTAL ENGINEERS |  |  |
|                                     |                                             |  |  |

|                         |          |      |
|-------------------------|----------|------|
| ช่างเขียนแบบ / DRAFTMAN |          |      |
| เลขที่แบบ / เลขสาร      |          |      |
| NO.                     | REVISION | DATE |
|                         |          |      |
|                         |          |      |
|                         |          |      |


|                                                                        |                   |             |       |
|------------------------------------------------------------------------|-------------------|-------------|-------|
| แบบแสดง / TITLE                                                        |                   |             |       |
| SINGLE LINE DIAGRAM ระบบ NURSE CALL                                    |                   |             |       |
| SCALE                                                                  | NTS.              | DRAWING NO. | EE-11 |
| DATE                                                                   | 11 พฤศจิกายน 2565 | TOTAL       | 17    |
| แบบร่างนี้เป็นงานลิขสิทธิ์ของสถาปนิกผู้ออกแบบ ห้ามทำโดยไม่ได้รับอนุญาต |                   |             |       |

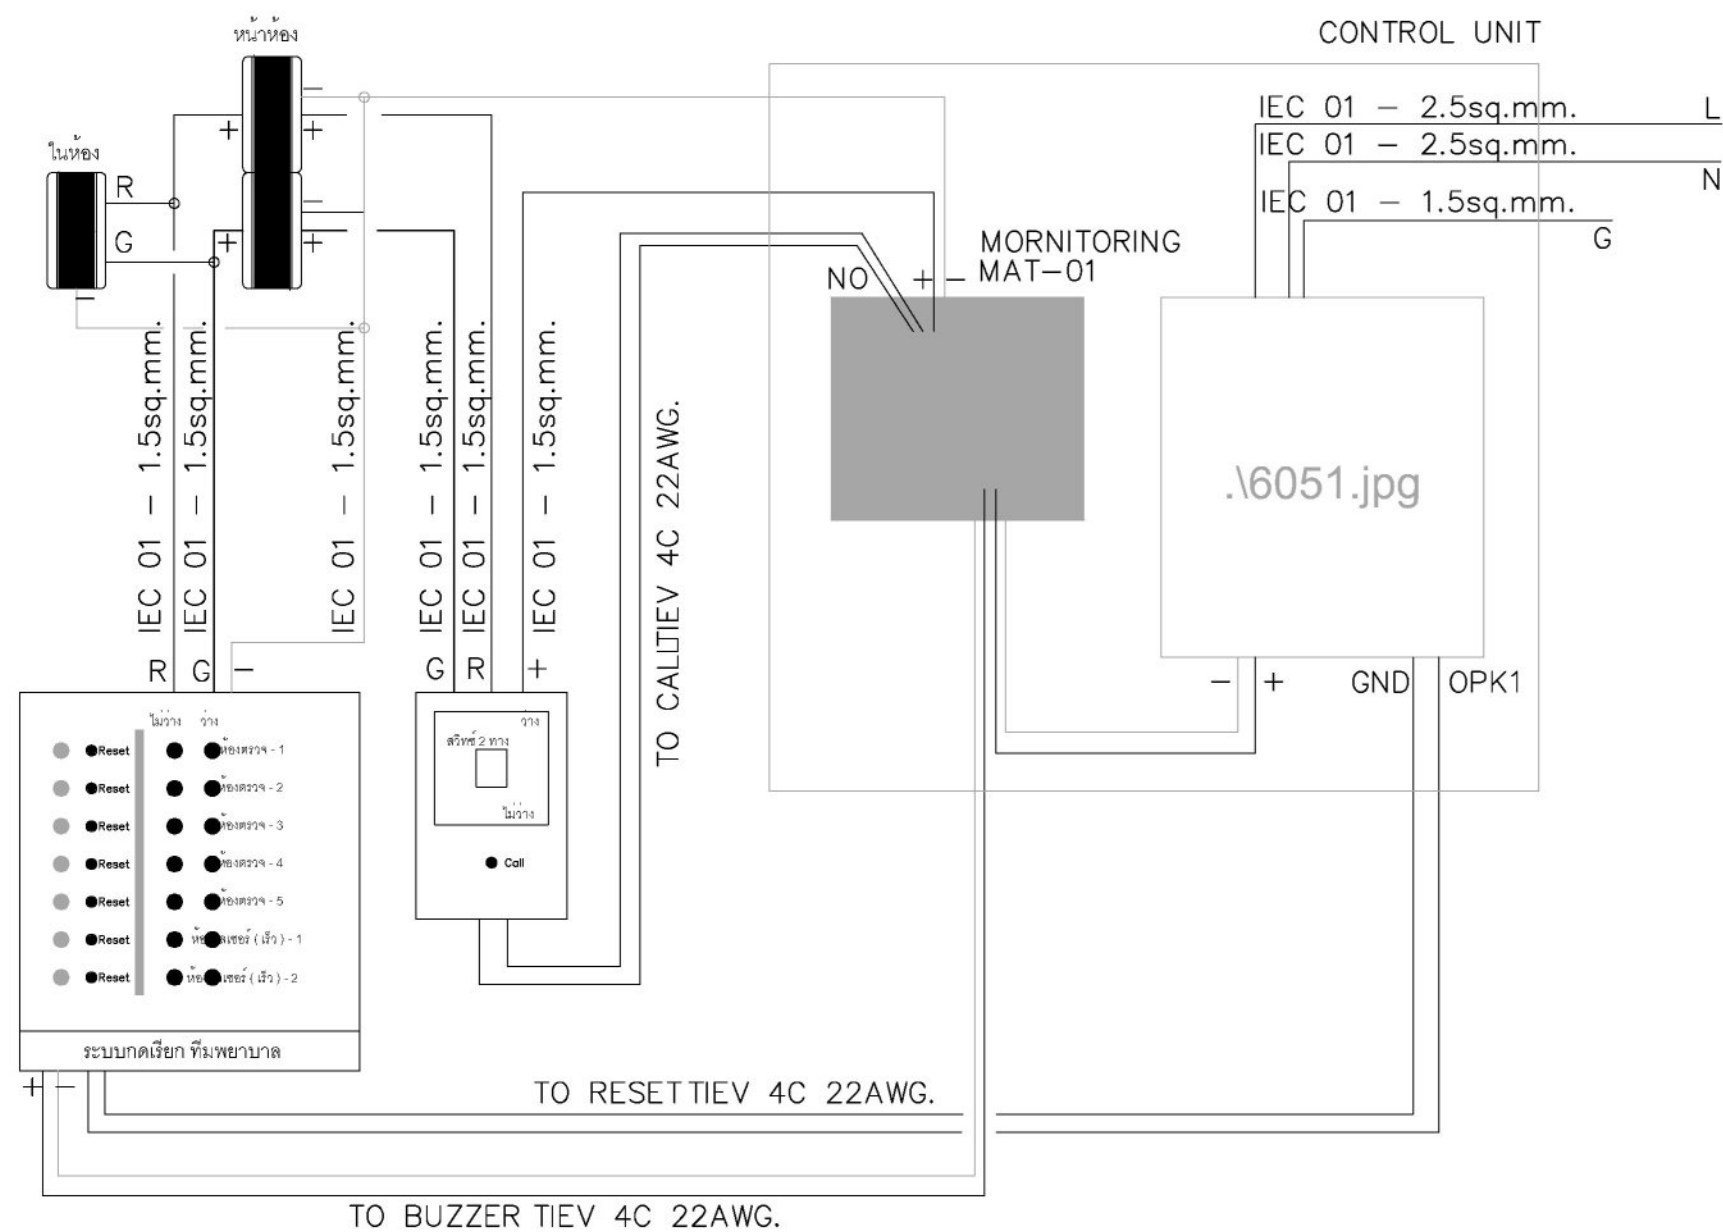

## WIRING DIAGRAM ระบบ NURSE CALL

มาตราส่วน

NONE

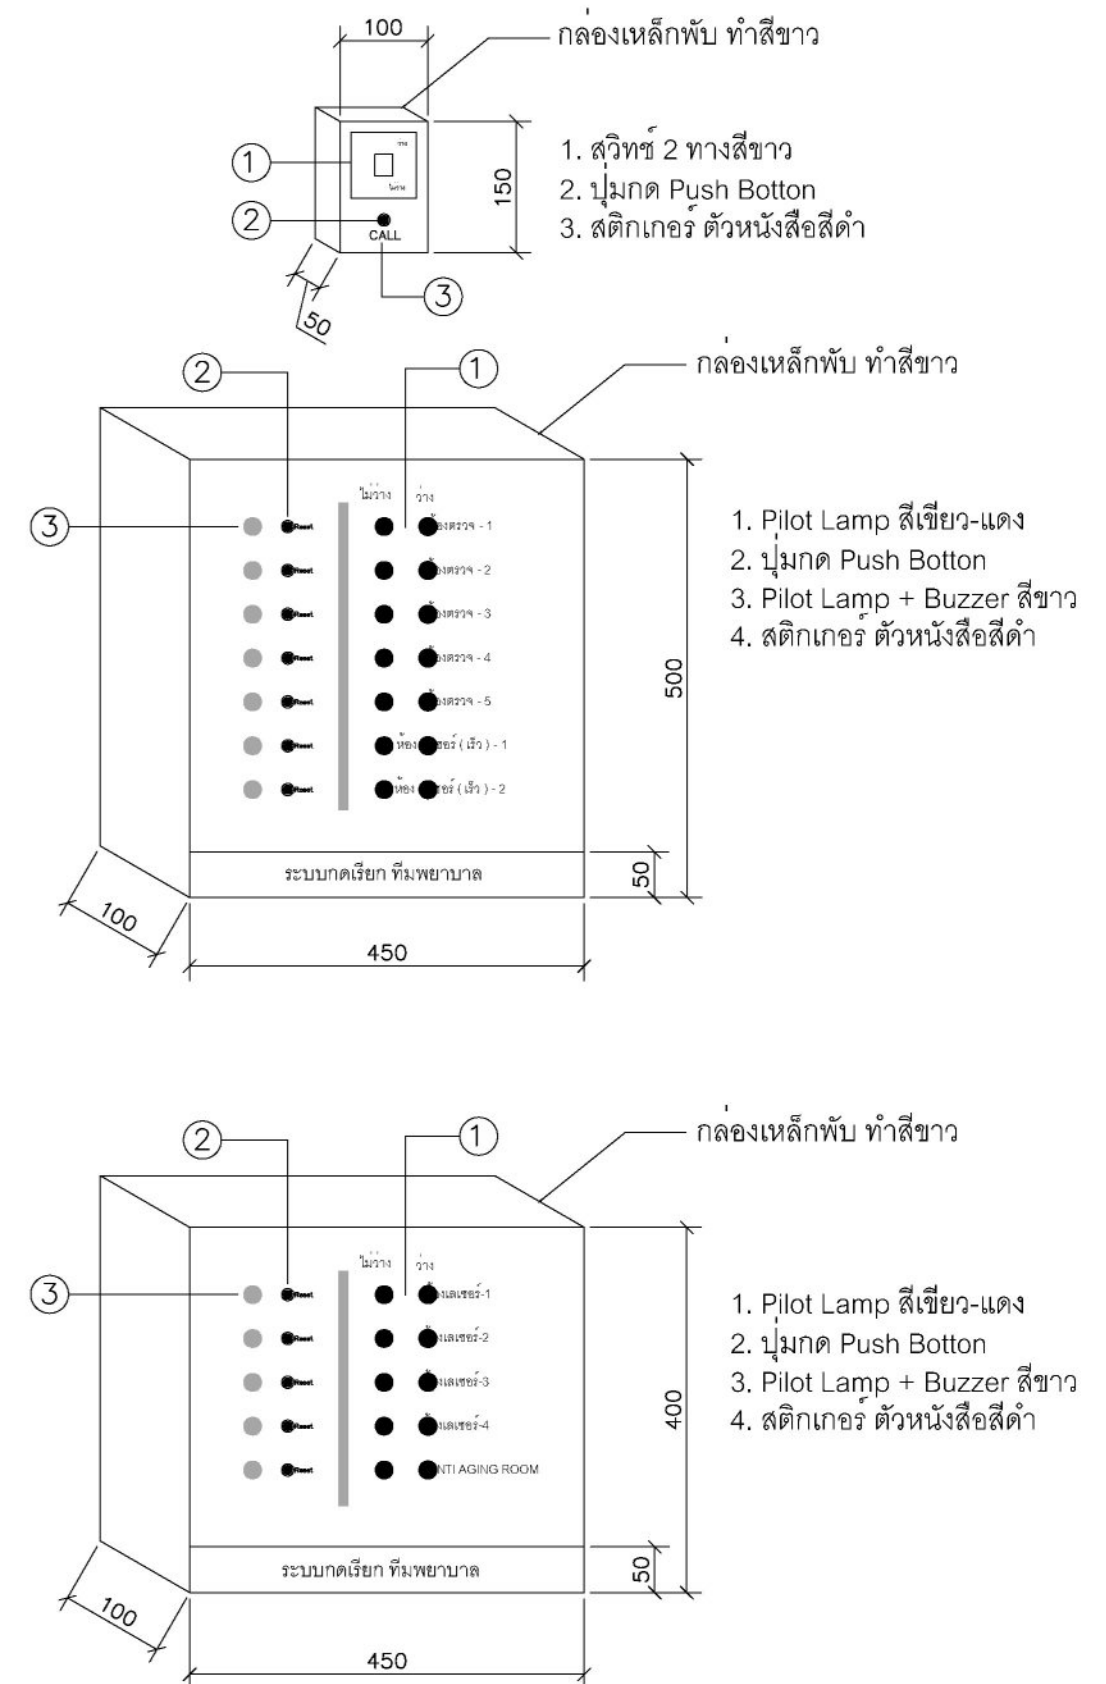


|                                                                                    |  |
|------------------------------------------------------------------------------------|--|
| ชื่องาน/PROJECT<br>โครงการจัดตั้งศูนย์บริการโรคผิวหนัง สถาบันโรคผิวหนัง            |  |
| สถานที่ตั้ง / LOCATION<br>ชั้น 8 อาคารศูนย์ความเป็นเลิศ โรคติดต่อทางพบบนหนัง บำรุง |  |
| เจ้าของโครงการ / OWNER<br>สถาบันโรคผิวหนัง<br>กรมการแพทย์ กระทรวงสาธารณสุข         |  |

|                                  |                                             |
|----------------------------------|---------------------------------------------|
| สถาปนิก / ARCHITECTS             | วิศวกรไฟฟ้า / ELECTRICAL ENGINEERS          |
| นายไกร ชูบงชิต                   | สถาป 2324                                   |
| นักออกแบบ / INTERIOR ARCHITECT   | วิศวกรเครื่องกล / MECHANICAL ENGINEERS      |
| นายอนุวัฒน์ อรรถนิธิ์            | ภ-สน 1037                                   |
| นายธีระ นภานพรัตน์แก้ว           | นายสุชาติ คล่องน้อย                         |
| วิศวกรโยธา / STRUCTURE ENGINEERS | วิศวกรสิ่งแวดล้อม / ENVIRONMENTAL ENGINEERS |
|                                  |                                             |

|                         |          |      |
|-------------------------|----------|------|
| ช่างเขียนแบบ / DRAFTMAN |          |      |
| เลขที่แบบ / เลขสาร      |          |      |
| NO.                     | REVISION | DATE |
|                         |          |      |
|                         |          |      |
|                         |          |      |

|                                                                                             |             |
|---------------------------------------------------------------------------------------------|-------------|
| แบบแสดง / TITLE                                                                             |             |
| WIRING DIAGRAM ระบบ NURSE CALL                                                              |             |
| SCALE                                                                                       | DRAWING NO. |
| NTS.                                                                                        | EE-12       |
| DATE                                                                                        | TOTAL       |
| 11 พฤศจิกายน 2565                                                                           | 17          |
| แบบร่างนี้เป็นทรัพย์สินของโรงพยาบาลศิริราชและโรงพยาบาลศิริราช ไม่สามารถนำออกนอกโรงพยาบาลได้ |             |

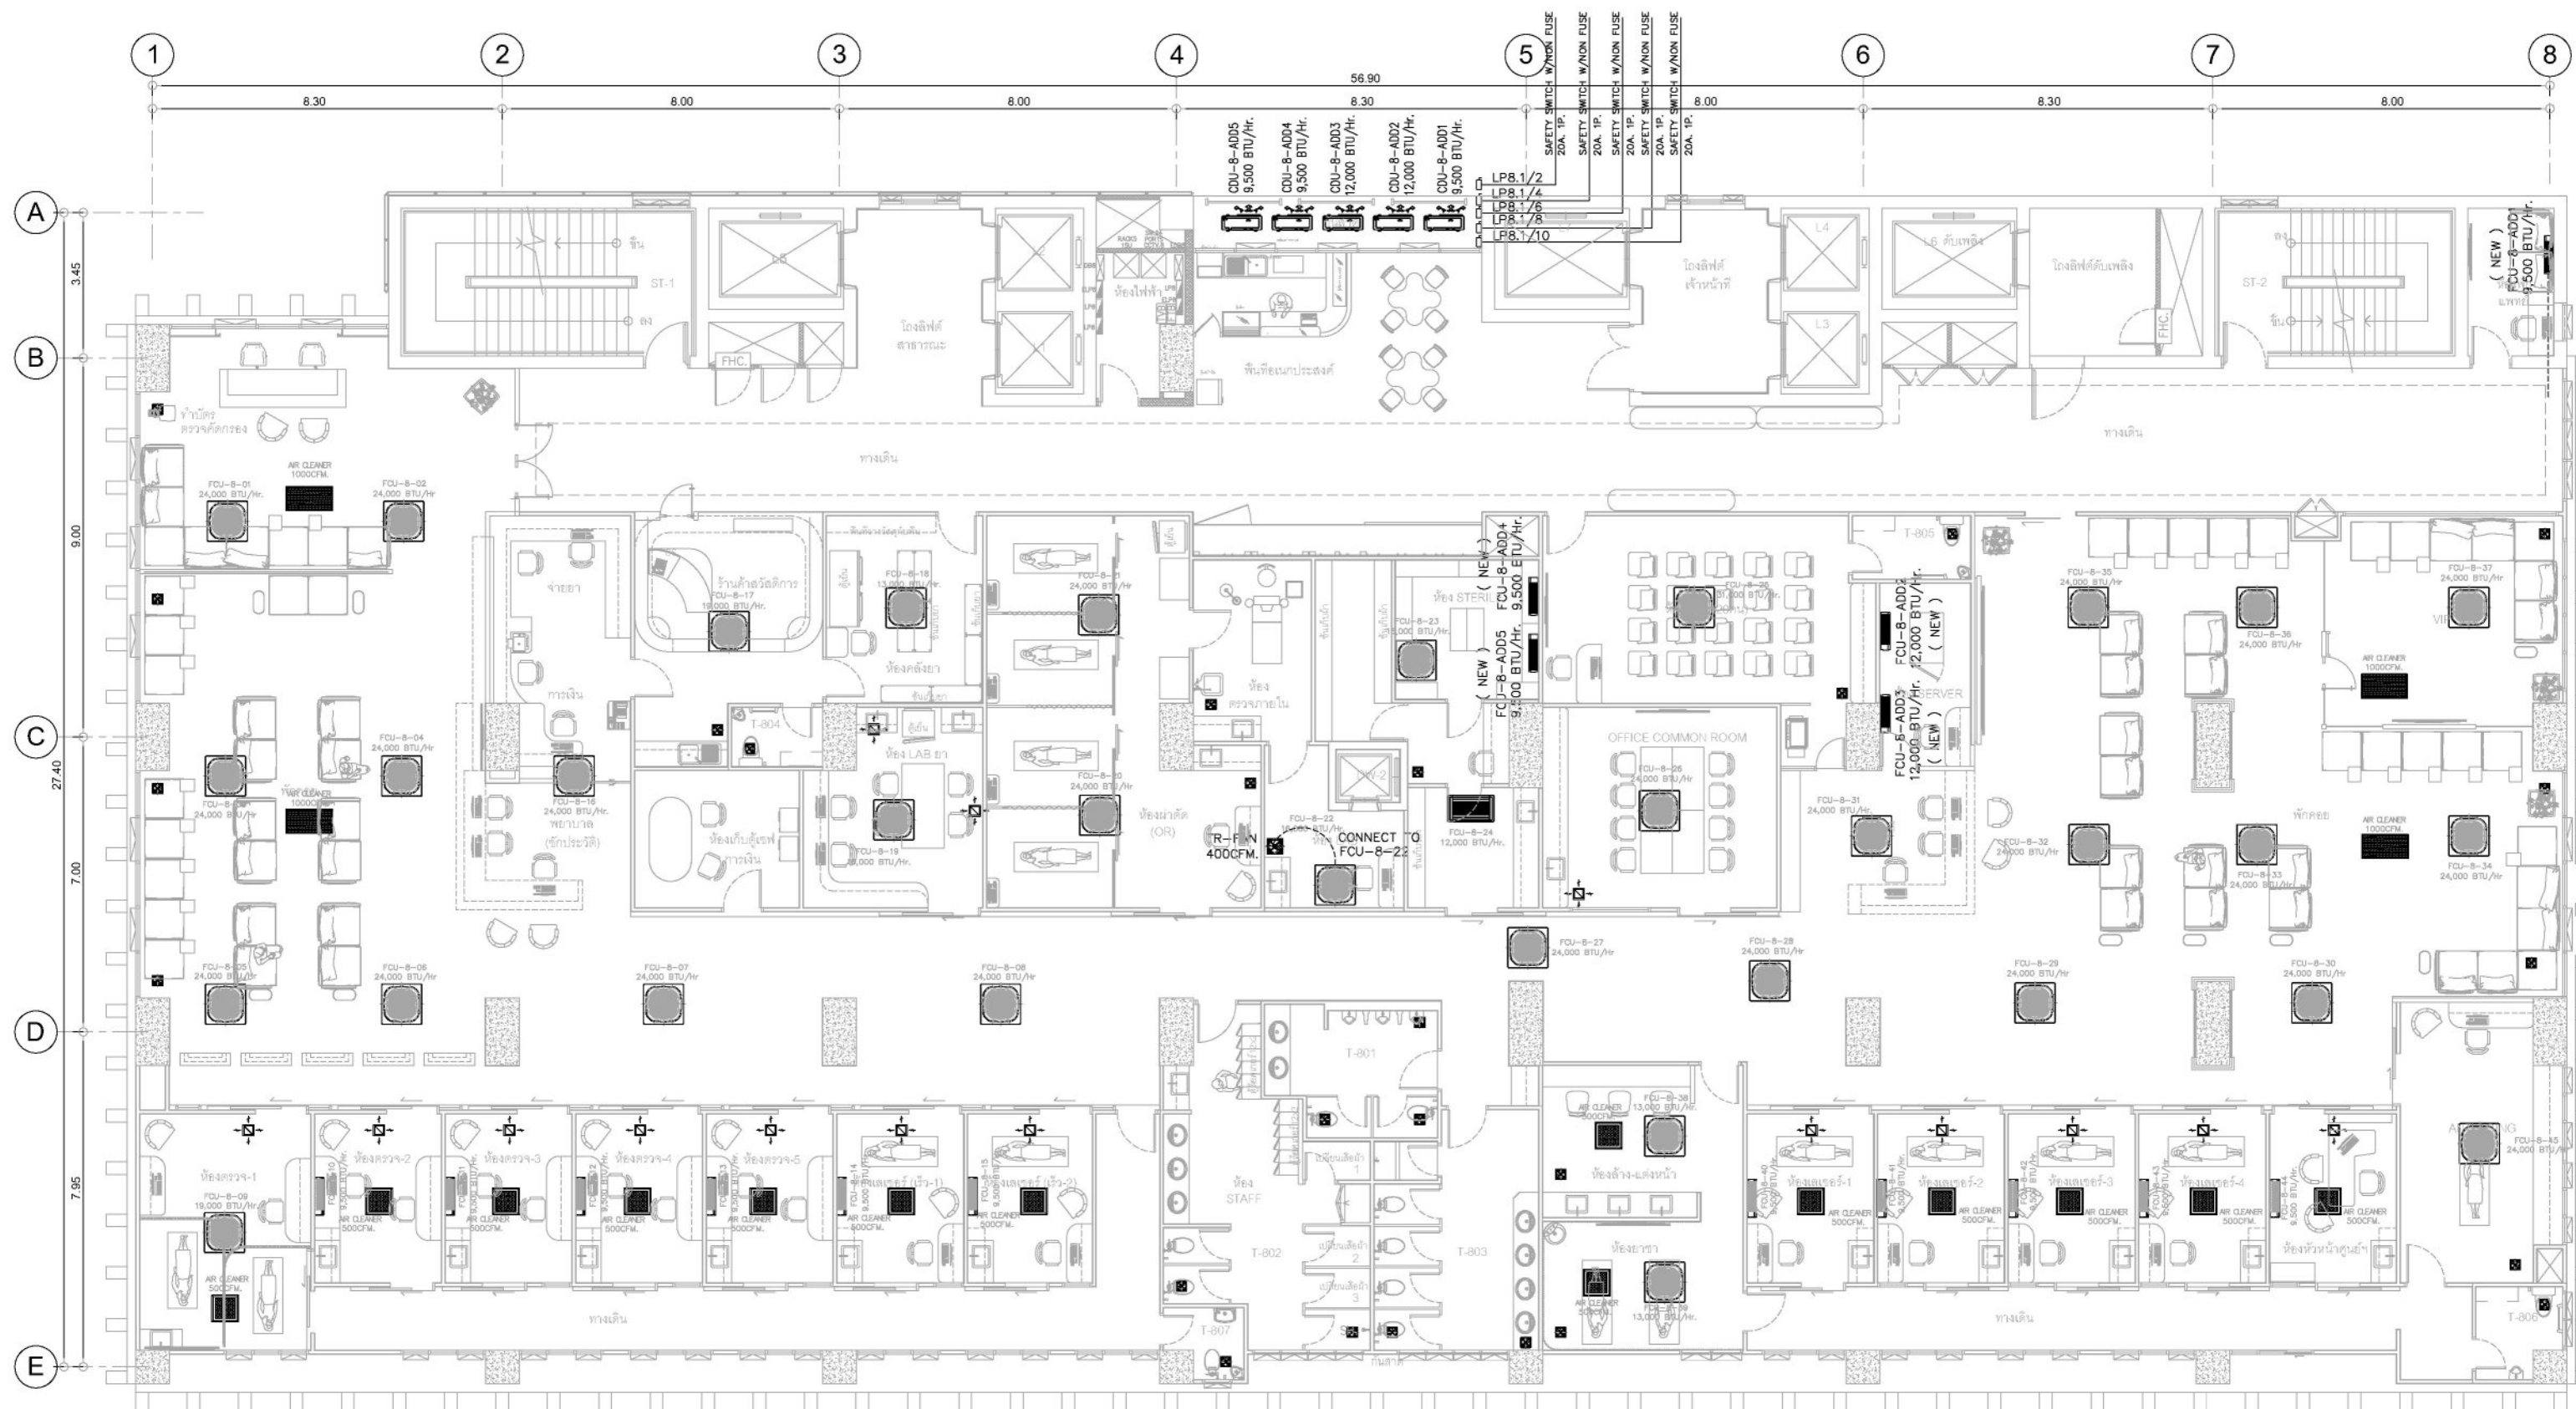

## แปลน ชั้น 8 ระบบไฟฟ้าสำหรับ ระบบปรับอากาศ

มาตราส่วน 1:150

หมายเหตุ :

1. ระยะการติดตั้ง สามารถเปลี่ยนแปลงได้ตามความเหมาะสมกับประโยชน์ใช้สอย หรือตามความเห็นชอบจากคณะกรรมการตรวจการจ้าง
2. ระบบเครื่องปรับอากาศ และระบบระบายอากาศ ให้ระบบเดิม ให้ผู้รับจ้างตรวจสอบการทำงานของเครื่องฯ ถ้าพบปัญหาความผิดปกติ ให้ผู้รับจ้างทำรายงานแจ้งปัญหาดังกล่าว ต่อคณะกรรมการตรวจการจ้างพิจารณา เพื่อดำเนินการแก้ไขต่อไป
3. ผู้รับจ้างต้องจัดหาและติดตั้ง เครื่องปรับอากาศใหม่ ภายในพื้นที่ห้อง (FCU/CDU FCU-8-ADD 1,2,3,4,5) ผู้รับจ้างต้องเสนอแบบการติดตั้ง และการเดินท่อน้ำยา และท่อน้ำทิ้งแอร์ เพื่อรออนุมัติต่อคณะกรรมการตรวจการจ้างก่อนทำการติดตั้ง
4. เครื่องแอร์ ห้อง SERVER, STERILE ทำงานตลอด 24 ชั่วโมง สลับการทำงาน 2 เครื่อง ด้วยชุดควบคุมการทำงาน ผู้รับจ้างต้องเสนอแบบการติดตั้ง อุปกรณ์สลับการทำงานแอร์ เพื่อรออนุมัติต่อคณะกรรมการตรวจการจ้างก่อนทำการติดตั้ง




|                        |                                                             |
|------------------------|-------------------------------------------------------------|
| ชื่องาน/PROJECT        | โครงการจัดตั้งศูนย์บริการโรคผิวหนัง สถาบันโรคผิวหนัง        |
| สถานที่ตั้ง / LOCATION | ชั้น 8 อาคารศูนย์ درمان บำบัด ไรต์ดอยทางพัฒนาพื้นที่ บางรัก |
| เจ้าของโครงการ / OWNER | สถาบันโรคผิวหนัง<br>กรมการแพทย์ กระทรวงสาธารณสุข            |

|                                     |                                             |
|-------------------------------------|---------------------------------------------|
| สถาปนิก / ARCHITECTS                | วิศวกรไฟฟ้า / ELECTRICAL ENGINEERS          |
| นักออกแบบภายใน / INTERIOR ARCHITECT | วิศวกรเครื่องกล / MECHANICAL ENGINEERS      |
| วิศวกรโยธา / STRUCTURE ENGINEERS    | วิศวกรสิ่งแวดล้อม / ENVIRONMENTAL ENGINEERS |

|                         |                        |
|-------------------------|------------------------|
| ช่างเขียนแบบ / DRAFTMAN | เลขที่แบบ / DESIGN NO. |
| NO.                     | REVISION               |
| DATE                    |                        |

|                 |                               |
|-----------------|-------------------------------|
| แบบแปลน / TITLE | ระบบไฟฟ้าสำหรับ ระบบปรับอากาศ |
| SCALE           | 1 : 150                       |
| DATE            | 11 พฤศจิกายน 2565             |
| DRAWING NO.     | EE-13                         |
| TOTAL           | 17                            |

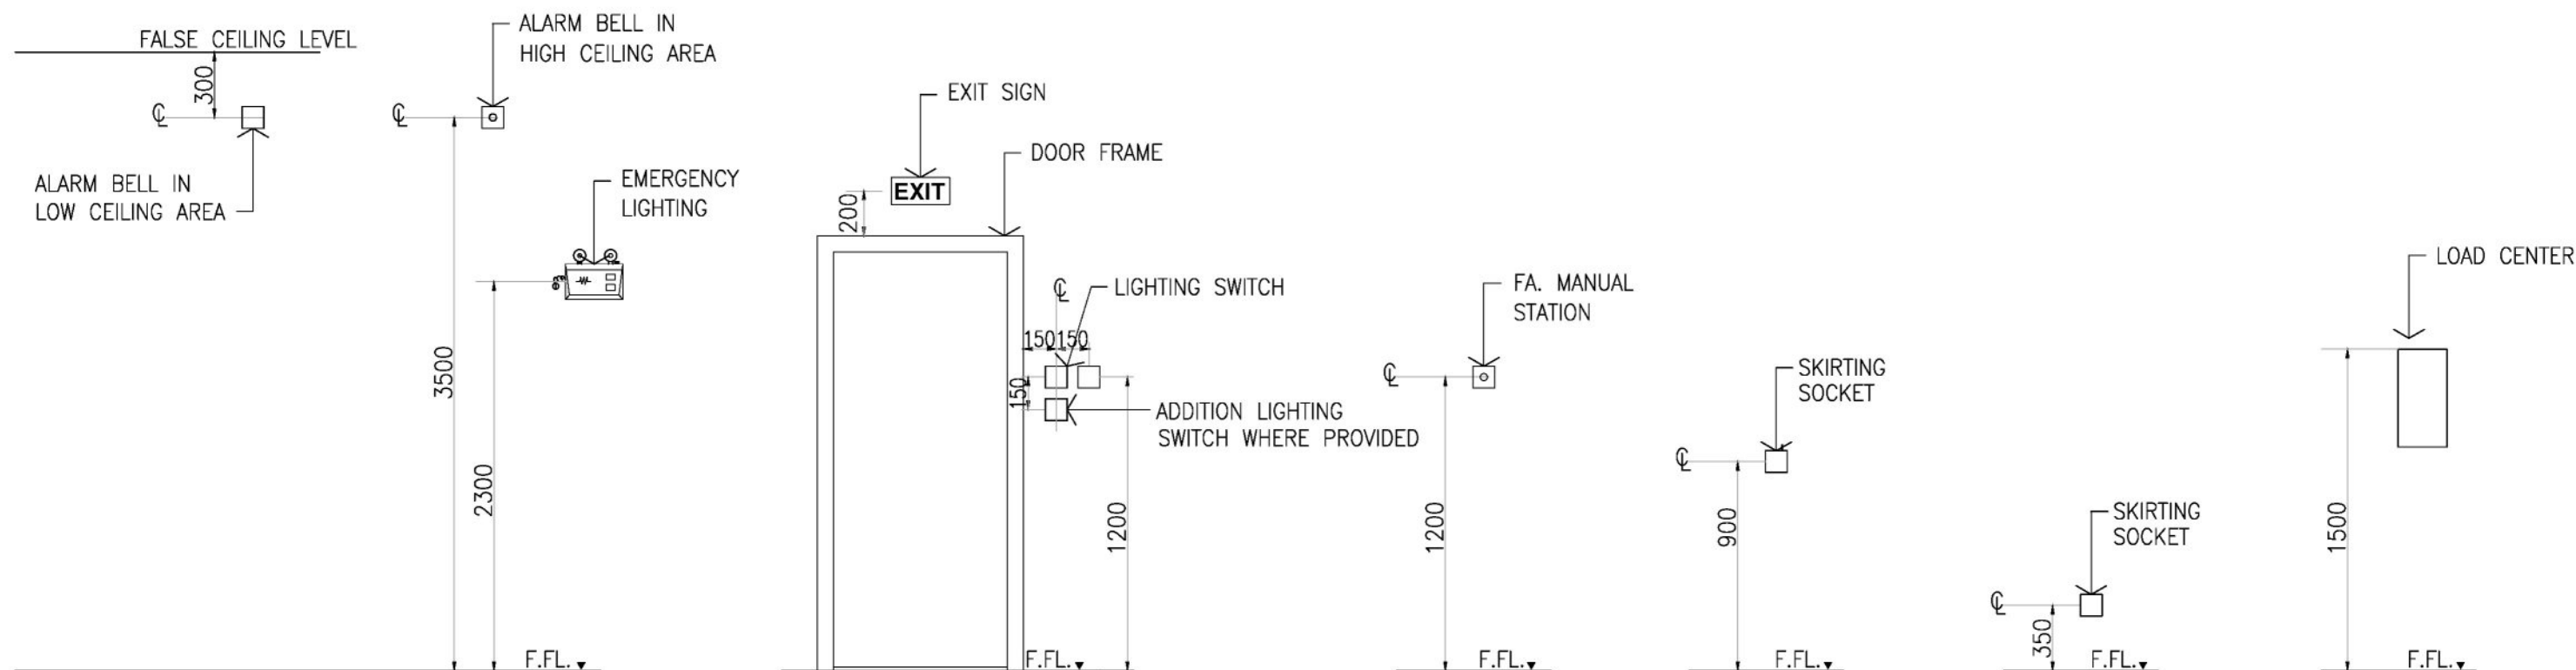

DETAIL การติดตั้งทั่วไป  
SCALE NTS.




|                                                                                          |
|------------------------------------------------------------------------------------------|
| ชื่องาน/PROJECT<br>โครงการจัดตั้งศูนย์บริการโรคผิวหนัง สถาบันโรคผิวหนัง                  |
| สถานที่ตั้ง / LOCATION<br>ชั้น 8 อาคารศูนย์ความเป็นเลิศ โรคติดต่อทางพหุศาสตร์ บำรุงรักษา |
| เจ้าของโครงการ / OWNER<br>สถาบันโรคผิวหนัง<br>กรมการแพทย์ กระทรวงสาธารณสุข               |

|                                    |                                             |
|------------------------------------|---------------------------------------------|
| สถาปนิก / ARCHITECTS               | วิศวกรไฟฟ้า / ELECTRICAL ENGINEERS          |
| นายไกร ชุ่มชาติ                    | สถาป 2324                                   |
| นักออกแบบ / INTERIOR ARCHITECT     | วิศวกรเครื่องกล / MECHANICAL ENGINEERS      |
| นายอนุวัฒน์ อรรถพลศิลป์ ภา-สน 1037 | นายพลศักดิ์ คล่องบุญชัย สถา 2453            |
| นายรัชชะ นภานพรัตน์แก้ว 0103 กอ    |                                             |
| วิศวกรโยธา / STRUCTURE ENGINEERS   | วิศวกรสิ่งแวดล้อม / ENVIRONMENTAL ENGINEERS |

|                         |          |      |
|-------------------------|----------|------|
| ช่างเขียนแบบ / DRAFTMAN |          |      |
| เลขที่แบบ / เอกสาร      |          |      |
| NO.                     | REVISION | DATE |
|                         |          |      |
|                         |          |      |
|                         |          |      |

|                                                                                     |                   |
|-------------------------------------------------------------------------------------|-------------------|
| แบบแสดง / TITLE                                                                     |                   |
| DETAIL การติดตั้งทั่วไป                                                             |                   |
| SCALE NTS.                                                                          | DRAWING NO. EE-14 |
| DATE 11 พฤศจิกายน 2565                                                              | TOTAL 17          |
| แบบร่างนี้เป็นงานลิขสิทธิ์ของกรมการแพทย์ กระทรวงสาธารณสุข ห้ามทำไปใช้โดยไม่ขออนุญาต |                   |

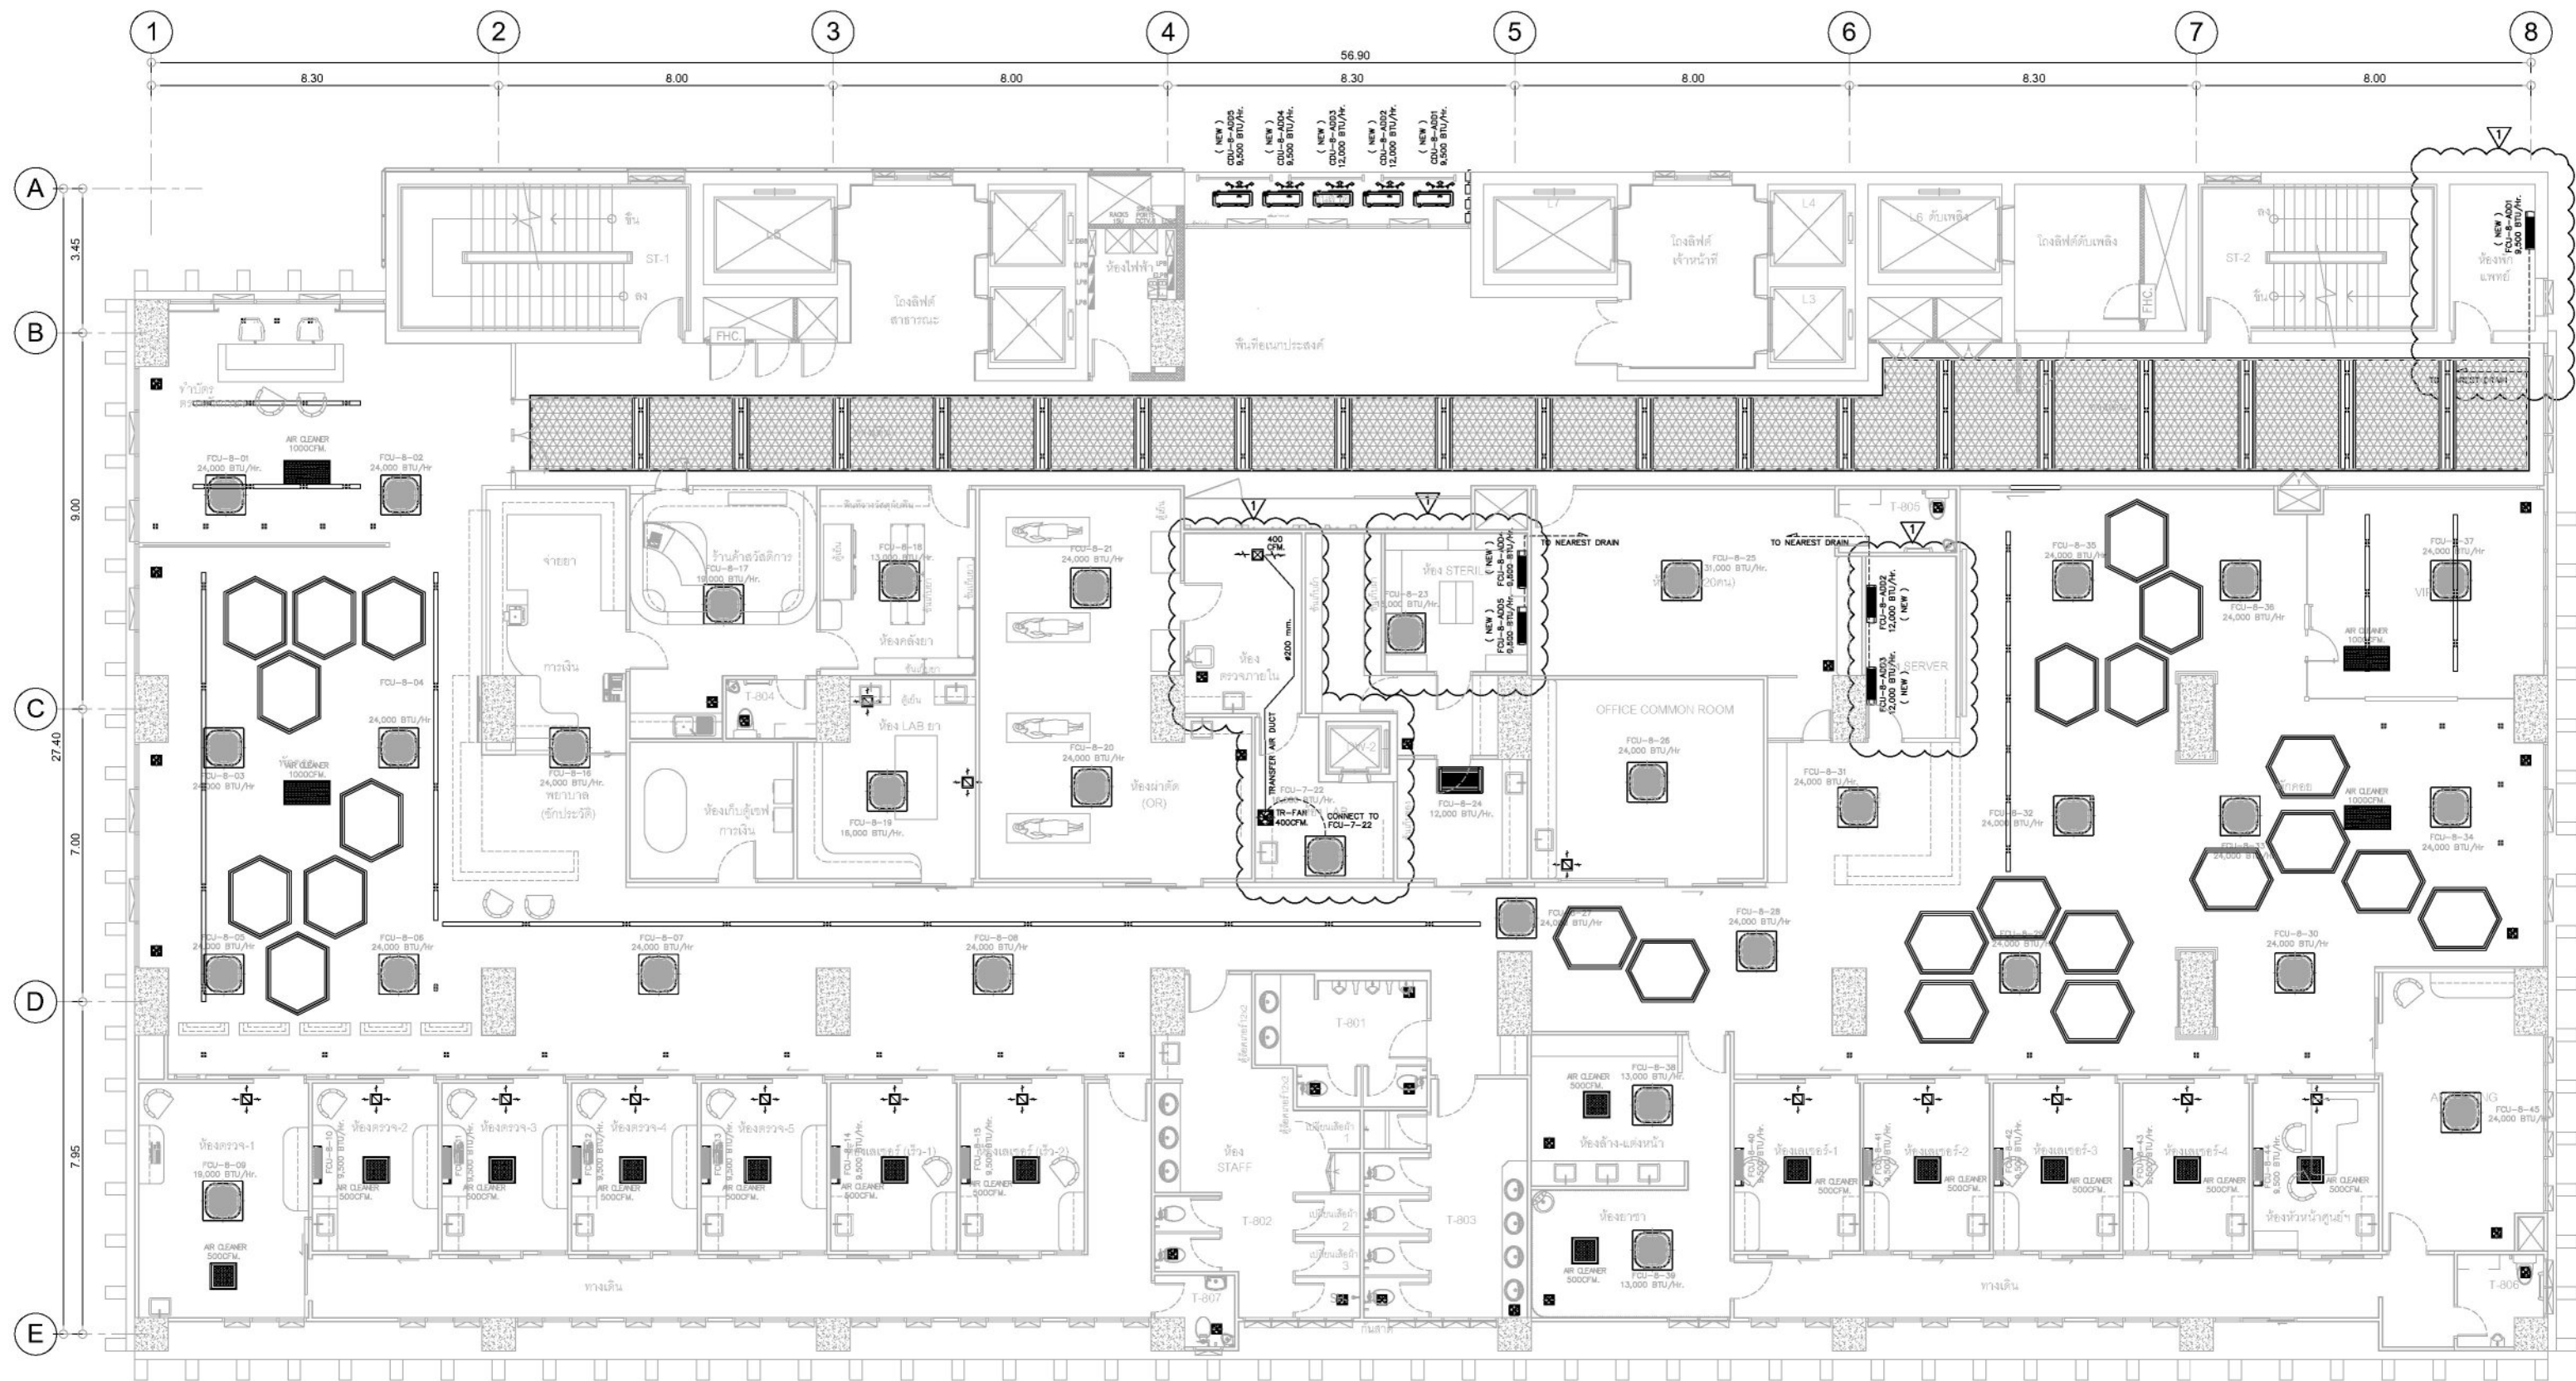

## แปลน ชั้น 8 ระบบปรับอากาศ และระบายอากาศ

มาตราส่วน 1:150

หมายเหตุ :

- ระยะการติดตั้ง สามารถเปลี่ยนแปลงได้ตามความเหมาะสมกับประโยชน์ใช้สอย หรือตามความเห็นชอบจากคณะกรรมการตรวจการจ้าง
- ระบบเครื่องปรับอากาศ และระบายอากาศ ใช้ระบบเดิม ให้ผู้รับจ้างตรวจสอบการทำงานของเครื่องฯ ถ้าพบปัญหาความผิดปกติ ให้ผู้รับจ้างทำการแจ้งปัญหาดังกล่าว ต่อคณะกรรมการตรวจการจ้างพิจารณา เพื่อดำเนินการแก้ปัญหาต่อไป
- ผู้รับจ้างต้องจัดหาและติดตั้ง เครื่องปรับอากาศใหม่ ภายในพื้นที่ห้อง (FCU/CDU FCU-8-ADD 1,2,3,4,5) ผู้รับจ้างต้องเสนอแบบการติดตั้ง และการเดินท่อน้ำยา และท่อน้ำทิ้งแอร์ เพื่อขออนุมัติต่อคณะกรรมการตรวจการจ้างก่อนทำการติดตั้ง
- เครื่องแอร์ ห้อง SERVER, STERILE ทำงานตลอด 24 ชั่วโมง สลับการทำงาน 2 เครื่อง ด้วยชุดควบคุมการทำงาน ผู้รับจ้างต้องเสนอแบบการติดตั้ง อุปกรณ์สลับการทำงานแอร์ เพื่อขออนุมัติต่อคณะกรรมการตรวจการจ้างก่อนทำการติดตั้ง




|                        |                                                        |
|------------------------|--------------------------------------------------------|
| ชื่องาน/PROJECT        | โครงการจัดตั้งศูนย์บริการโรคผิวหนัง สถาบันโรคผิวหนัง   |
| สถานที่ตั้ง / LOCATION | ชั้น 8 อาคารศูนย์ความเป็นเลิศ ไรต์ตอยางพรมพันปี บางรัก |
| เจ้าของโครงการ / OWNER | สถาบันโรคผิวหนัง<br>กรมการแพทย์ กระทรวงสาธารณสุข       |

|                                     |                                             |
|-------------------------------------|---------------------------------------------|
| สถาปนิก / ARCHITECTS                | วิศวกรไฟฟ้า / ELECTRICAL ENGINEERS          |
| นักตกแต่งภายใน / INTERIOR ARCHITECT | วิศวกรเครื่องกล / MECHANICAL ENGINEERS      |
| วิศวกรโยธา / STRUCTURE ENGINEERS    | วิศวกรสิ่งแวดล้อม / ENVIRONMENTAL ENGINEERS |

|                         |                |           |
|-------------------------|----------------|-----------|
| ช่างเขียนแบบ / DRAFTMAN | นายไกร ชุมชาติ | สถาป 2324 |
| เลขที่แบบ / เลขสาร      |                |           |
| NO.                     | REVISION       | DATE      |

|                                                                                  |                      |
|----------------------------------------------------------------------------------|----------------------|
| แบบแสดง / TITLE                                                                  |                      |
| ระบบปรับอากาศ และระบายอากาศ                                                      |                      |
| SCALE<br>1 : 150                                                                 | DRAWING NO.<br>AC-01 |
| DATE<br>๓ พฤศจิกายน 2565                                                         | TOTAL<br>17          |
| แบบร่างนี้เป็นทรัพย์สินของบริษัทฯ ห้ามทำไปใช้ในระบบหรือเผยแพร่โดยไม่ได้รับอนุญาต |                      |

แบบร่างนี้เป็นทรัพย์สินของทางราชการและจะคืนให้หน่วยงานต้นสังกัดโดยไม่เก็บค่าลิขสิทธิ์

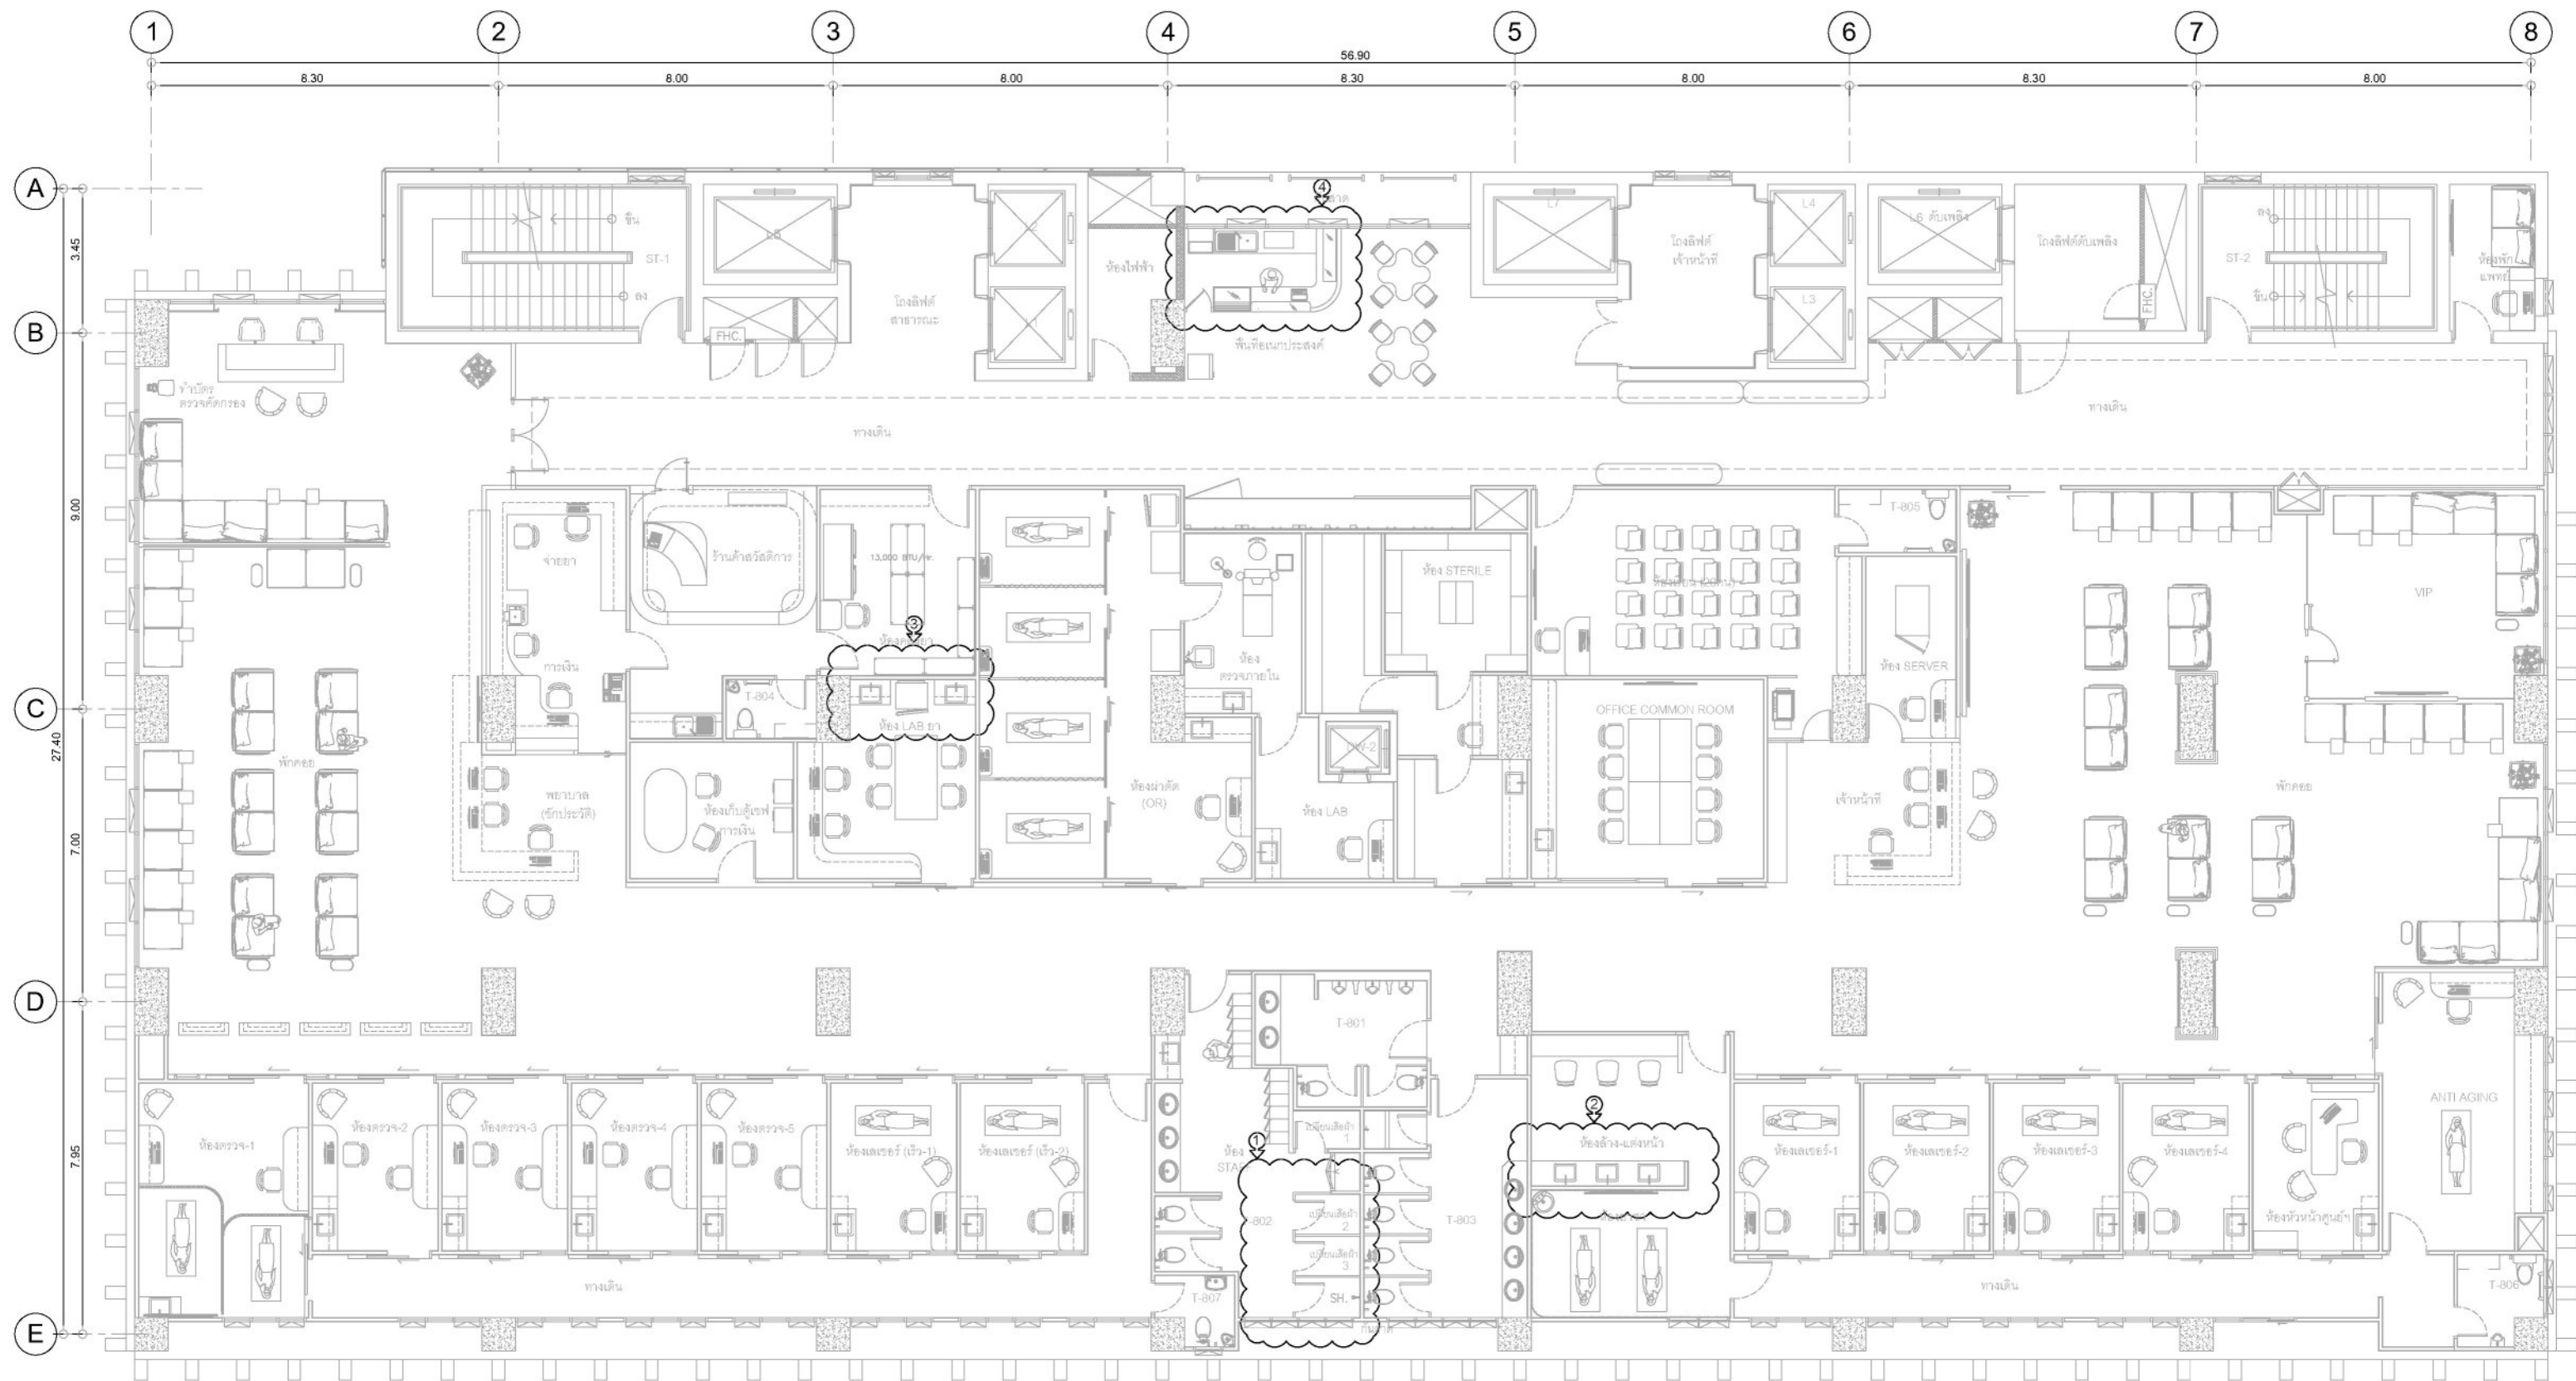


หมายเหตุ : งานสุขาภิบาล ชั้น 8

- ① ห้องน้ำดื่ม เดิมที่รื้อถอน งานปรับปรุงนี้
- 1.1 ให้ผู้รับจ้างติดตั้งปลั๊กอุดท่อไว้ที่ และน้ำทิ้ง หลังจากการรื้อถอนห้องน้ำที่เชื่อมต่อกับระบบสุขาภิบาลเดิมของอาคารจนใช้การได้ดี โดยให้ปลั๊กอุดท่อไว้ที่และน้ำทิ้งอยู่ในผนังและพื้น เพื่อให้ไม่เป็นอุปสรรคกับงานสถาปัตย์ปรับปรุงใหม่
- 1.2 ให้ผู้รับจ้างติดตั้งชุดวางสปีด-เปิด, สายอ่อนน้ำดี และหัวฝักบัว โดยเชื่อมต่อกับระบบสุขาภิบาลเดิมของอาคารจนใช้การได้ดี ตามรูปแบบงานสถาปัตย์ปรับปรุงใหม่
- ② ห้องล้างหน้า-แต่งหน้า เคาน์เตอร์อ่างล้างมือ งานปรับปรุงนี้
- 2.1 ให้ผู้รับจ้างติดตั้งอ่างล้างมือใหม่ ตามรูปแบบงานสถาปัตย์ปรับปรุงใหม่ โดยเชื่อมต่อกับระบบสุขาภิบาลเดิมของอาคารจนใช้การได้ดี
- 2.2 ให้ผู้รับจ้างติดตั้งอุปกรณ์ฟิตติ้ง ประกอบอ่างล้างมือ ตามที่คณะกรรมการตรวจการจ้างอนุมัติ
- ③ ห้อง LAB ยา เคาน์เตอร์อ่างล้างมือ งานปรับปรุงนี้
- 3.1 ให้ผู้รับจ้างติดตั้งอ่างล้างมือใหม่ ตามรูปแบบงานสถาปัตย์ปรับปรุงใหม่ โดยเชื่อมต่อกับระบบสุขาภิบาลเดิมของอาคารจนใช้การได้ดี
- 3.2 ให้ผู้รับจ้างติดตั้งอุปกรณ์ฟิตติ้ง ประกอบอ่างล้างมือ ตามที่คณะกรรมการตรวจการจ้างอนุมัติ

- ④ ร้านขายกาแฟ งานปรับปรุงนี้
- 4.1 ให้ผู้รับจ้างติดตั้งท่อน้ำขนาด Ø1/2" และท่อน้ำทิ้งขนาด Ø2" โดยเชื่อมต่อเข้ากับระบบสุขาภิบาลเดิมที่ใกล้ที่สุดของอาคารจนใช้การได้ดี (ให้ทำแบบขออนุมัติจากคณะกรรมการตรวจการจ้างพิจารณา) และให้เดินท่อไว้ที่และน้ำทิ้งอยู่เหนือพื้นบริเวณตำแหน่ง เคาน์เตอร์ตามรูปแบบงานสถาปัตย์ปรับปรุงใหม่ ปลายท่อไว้ที่ให้ติดตั้ง Stop Valve พร้อมปลั๊กอุดท่อ ส่วนท่อน้ำทิ้งให้ปิดปลายท่อด้วยฝาครอบท่อ

แปลน ชั้น 8 ระบบประปาและสุขาภิบาล

มาตราส่วน 1:150

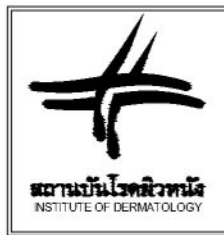

|                        |                                                        |
|------------------------|--------------------------------------------------------|
| ชื่องาน/PROJECT        | โครงการจัดตั้งศูนย์บริการโรคผิวหนัง สถาบันโรคผิวหนัง   |
| สถานที่ตั้ง / LOCATION | ชั้น 8 อาคารศูนย์ผิวหนังและโรคผิวหนัง โรงพยาบาลศิริราช |
| เจ้าของโครงการ / OWNER | สถาบันโรคผิวหนัง กรมการแพทย์ กระทรวงสาธารณสุข          |

|                                     |                                             |
|-------------------------------------|---------------------------------------------|
| สถาปนิก / ARCHITECTS                | วิศวกรไฟฟ้า / ELECTRICAL ENGINEERS          |
| นักออกแบบภายใน / INTERIOR ARCHITECT | วิศวกรเครื่องกล / MECHANICAL ENGINEERS      |
| วิศวกรโยธา / STRUCTURE ENGINEERS    | วิศวกรสิ่งแวดล้อม / ENVIRONMENTAL ENGINEERS |

|                         |          |      |
|-------------------------|----------|------|
| ช่างเขียนแบบ / DRAFTMAN |          |      |
| เลขที่แบบ / เลขสาร      |          |      |
| NO.                     | REVISION | DATE |
|                         |          |      |
|                         |          |      |
|                         |          |      |
|                         |          |      |
|                         |          |      |

|                                                                                         |  |             |  |
|-----------------------------------------------------------------------------------------|--|-------------|--|
| แบบแปลน / TITLE                                                                         |  |             |  |
| ระบบประปาและสุขาภิบาล                                                                   |  |             |  |
| SCALE                                                                                   |  | DRAWING NO. |  |
| 1 : 150                                                                                 |  | ME-01       |  |
| DATE                                                                                    |  | TOTAL       |  |
| 11 พฤษภาคม 2565                                                                         |  | 17          |  |
| แบบแปลนนี้เป็นทรัพย์สินของทางราชการทั้งสิ้น ห้ามทำขึ้นใหม่หรือเผยแพร่โดยไม่ได้รับอนุญาต |  |             |  |